

MAPA DO CEŁÓW PROJEKTOWYCH
aktualna pod względem syt.-wys. i uzbrojenia
podziemnego terenu na dzień 28-06-2017
SKALA 1:500

Gmina: 221303_1, Starogard Gdański - M
Obręb: 0002.2
Działka: 2/6, 412, 413, 416, 469, 473, 489, 497
Km.: 6.212.25.06.1.1; 6.212.25.01.3.3; 6.212.25.06.1.2; 6.212.25.01.3.4
KERC: GG-II.6640.1522.2017
Dnia: 28-06-2017


UWAGA: Nie wyklucza się istnienia urządzeń podziemnych nie zgłoszonych do inwentaryzacji, o których brak jest danych w brzożach.

Usługi Geodezyjne
Tomasz Hosiński
83-200 STAROGARD GDAŃSKI
ul. Malinowa 41, tel. 602 568 926
NIP 5871151185, REG. 142940135

GEODETA UPRAWNIENY
mgr inż. Zdzisław Gogolewski
Nr upr. 12698/2014

ZESPÓŁ WZAGADNIANIA DOKUMENTACJI
4219
W granicach planu zagospodarowania mapy własności
następująco projektowane urządzenia:
1. Sieć wodociągowa (z wodociągami)
2. Sieć kanalizacyjna (z kanalizacją)
3. Sieć gazowa (z gazociągami)
4. Sieć ciepłownicza (z ciepłowni)
5. Sieć elektryczna (z liniami)
6. Sieć telekomunikacyjna (z liniami)

INWENTARZ
w zespole zagospodarowania
Dokumentacji projektowej

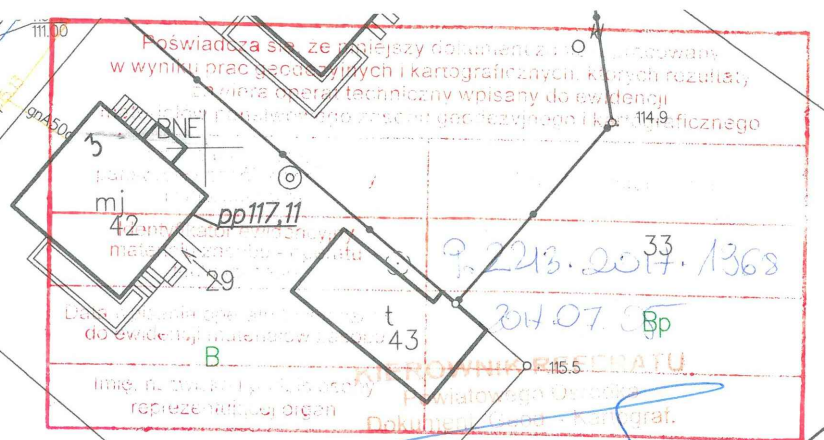


LEGENDA:

STAN PROJEKTOWY - budowa / przebudowa

- projektowany krawężnik betonowy wtopiony 15x30
- projektowany opornik betonowy 12x25; $\Delta h=2\text{cm}$
- projektowany sioś obniżony płaski
- projektowana sieć kanalizacji deszczowej
- projektowane studnie betonowe $\phi 1200\text{mm}$ z 0.50m osadnikiem
- projektowane studzienki rewizyjne D $\phi 300\text{PP-B}$ niewalowe
- projektowane wpusty uliczne z 0.50m osadnikami

UWAGA:
współrzędne wierzchołków; parametry łuków zestawiono w części opisowej

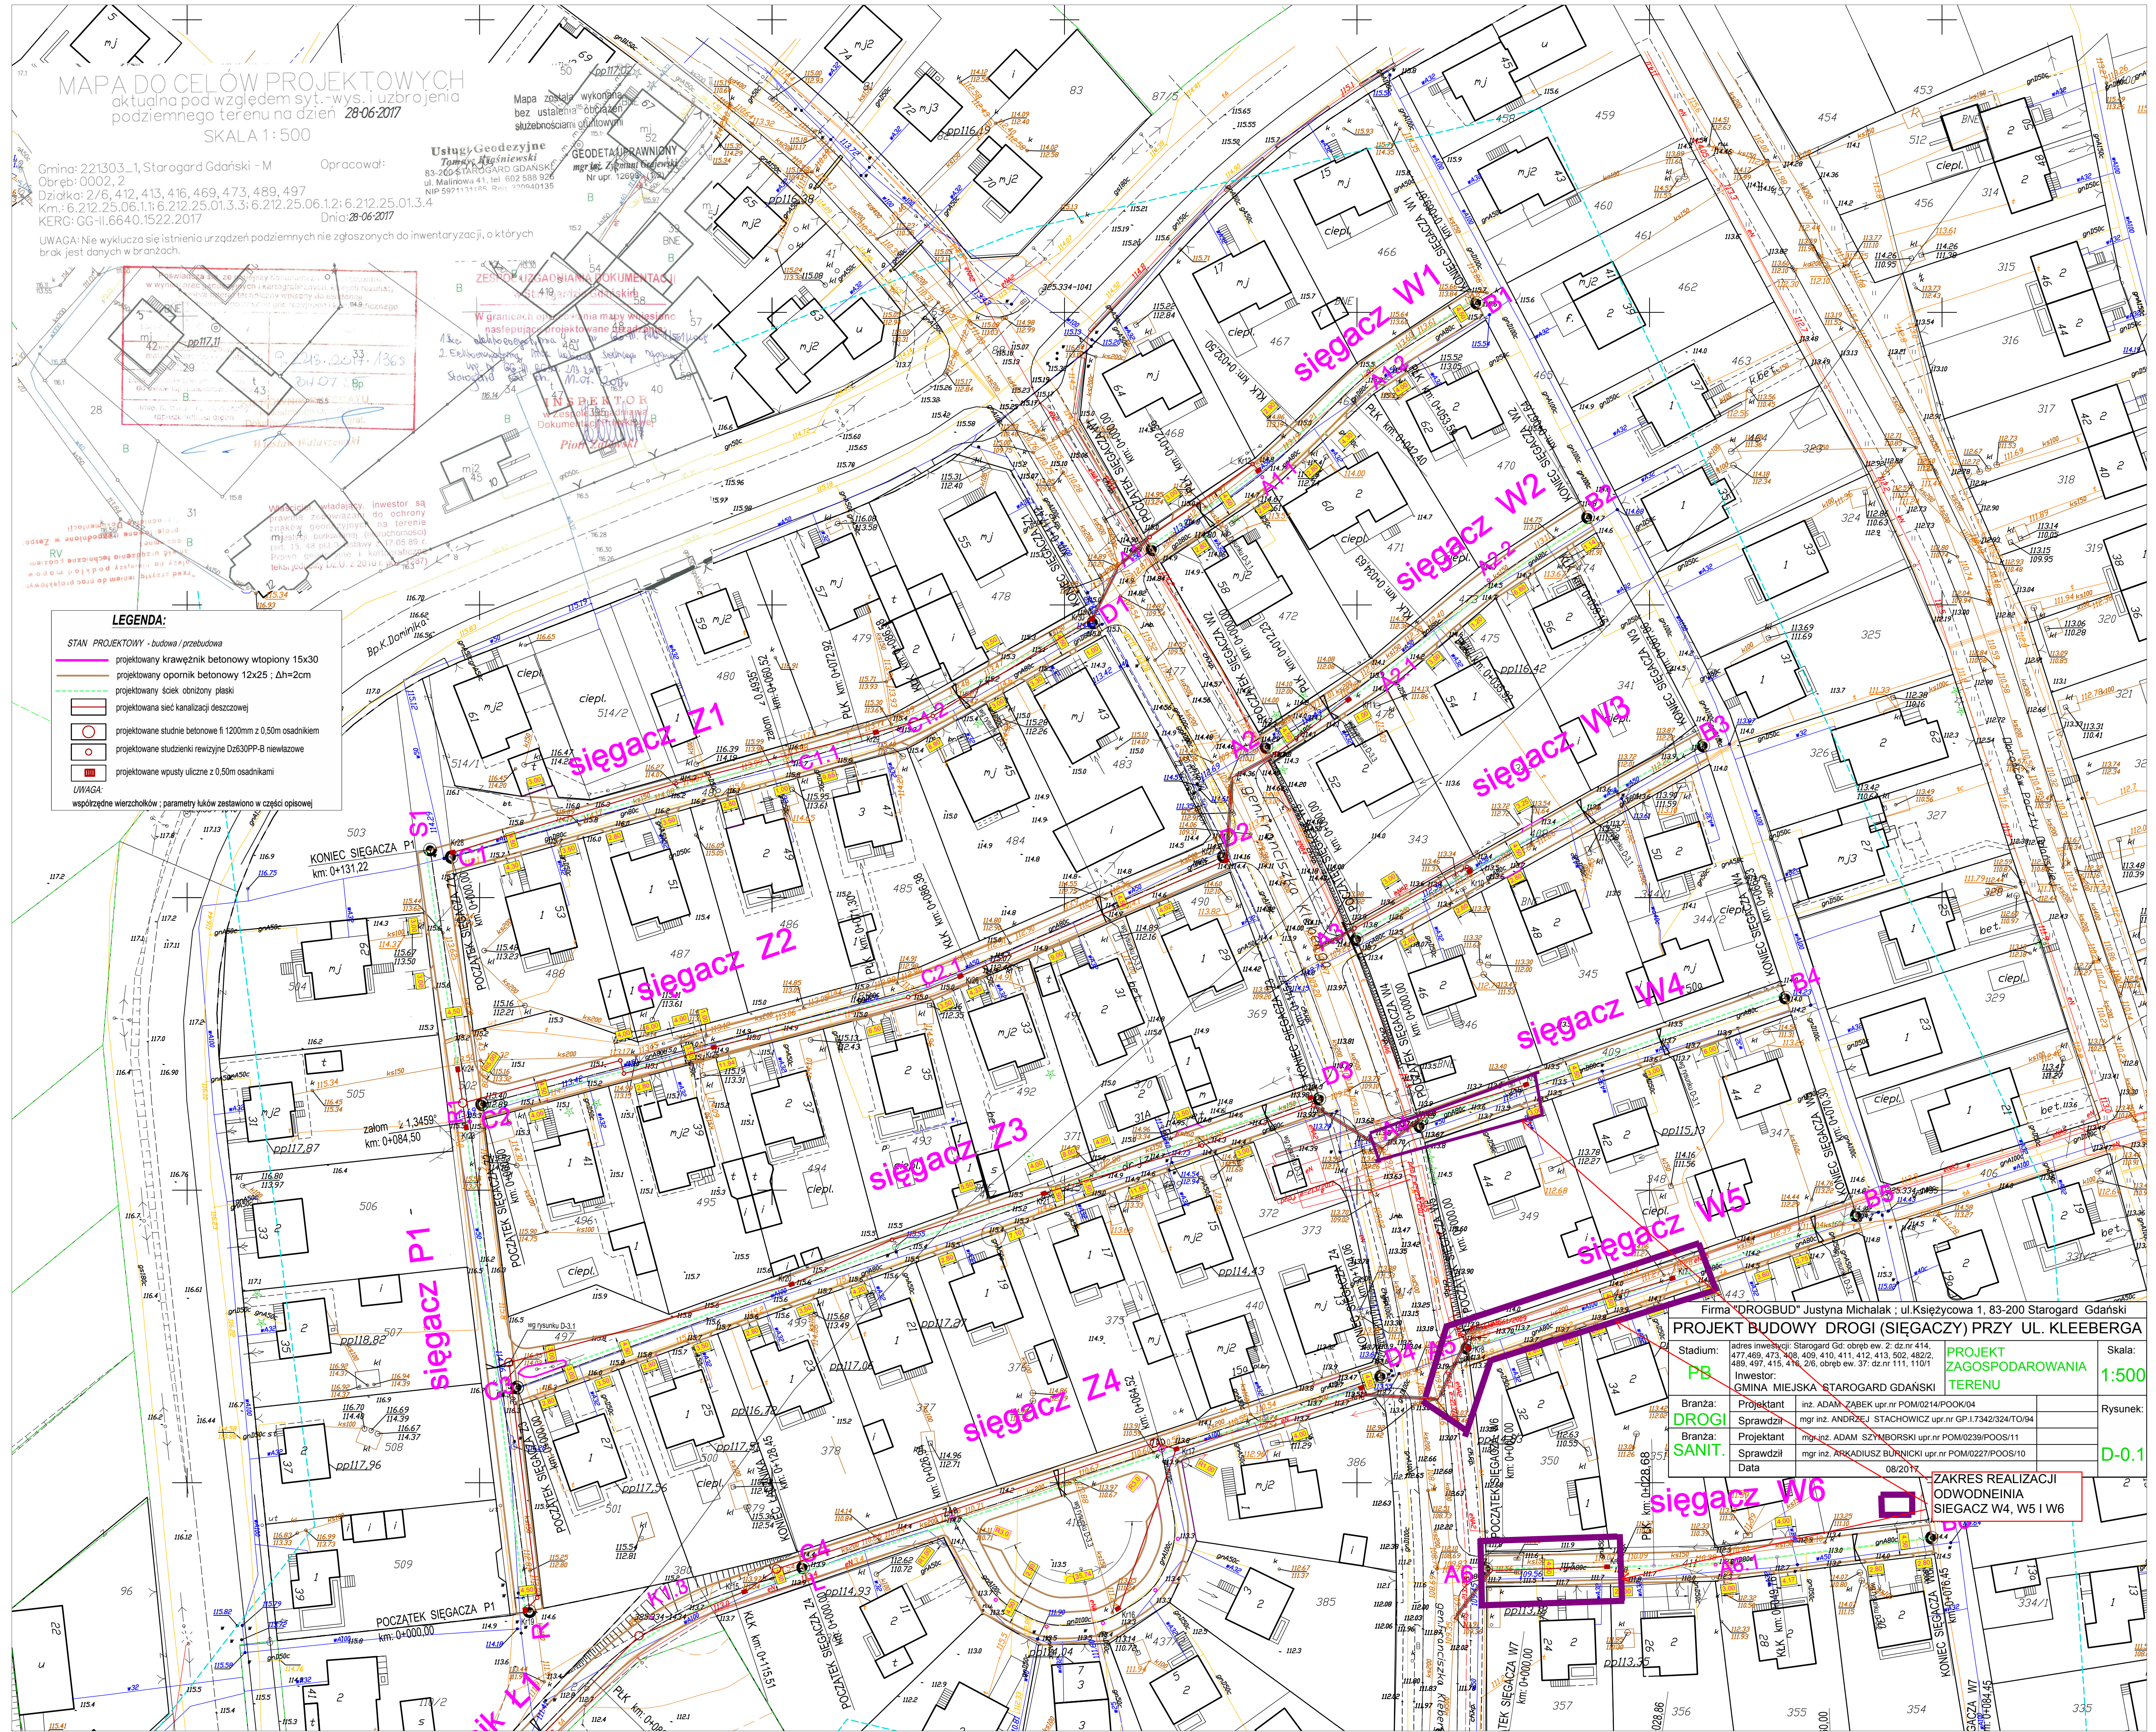

Firma "DROGBUD" Justyna Michalak; ul. Księżykowa 1, 83-200 Starogard Gdański			
PROJEKT BUDOWY DROGI (SIEGIACZY) PRZY UL. KLEEBERGA			
Stadium:	adres inwestycji: Starogard Gd: obręb ew. 2: dz.nr 414, 477, 489, 473, 408, 409, 410, 411, 412, 413, 502, 482/2, 489, 497, 415, 416, 216, obręb ew. 37: dz.nr 111, 110/1	PROJEKT ZAGOSPODAROWANIA TERENU	Skala: 1:500
Investor:	GMINA MIEJSKA STAROGARD GDAŃSKI		Rysunek: D-0.1
Branża:	Projektant: inż. ADAM ZABEK upr.nr POM/0214/POOK/04		
Branża:	Sprawdził: mgr inż. ANDRZEJ STACHOWICZ upr.nr GP.1.7342/324/T0/94		
Sanit:	Projektant: mgr inż. ADAM SZYMORSKI upr.nr POM/0239/POOS/10		
	Sprawdził: mgr inż. ARKADIUSZ BURNICKI upr.nr POM/0227/POOS/10		
	Data: 08/2017		

ZAKRES REALIZACJI
ODWODNIEINIA
SIEGIACZY W4, W5 I W6