

Studnia głębinowa zatwierdzona decyzją pozwolenia wodnoprawnego KR.ZUZ.2.4210.947.2023.SzZ studnia wyposażona w pompę głębinową Pel=0,55kW, 400V/3f/50Hz

-zestaw hydroforowy dwupompowy: Pel=3kW pompa podstawowa, Pel=3kW pompa rezerwowa, 400V/3f/50Hz

Zbiornik wody pitnej z atestem PZH o poj. użytkowej Vu=20m3/h

Proponowana trasa zewnętrznej instalacji wodociągowej Ø99/63/63/63PE

Proponowana trasa zewnętrznej instalacji elektrycznej kablowej zasilania pomp przyłącza wody z istn. tablicy bezpiecznikowej w hydroforni- kotłowni


LEGENDA:
○ - krzew tuja

MAPA DLA CELÓW PROJEKTOWYCH			
SKALA MAPY:	1 : 500	UKŁAD WSPÓŁ. PŁASKICH PROSTOKĄTNYCH:	2000
POWIAT:	limanowski	UKŁAD WYSOKOŚCI:	Kronsztadt 86
JEDN. EWID:	120709_2 Mszana Dolna	Niniejszą mapę sporządzono na podstawie mapy zasadniczej opartej na terenie ogólnym, w zakresie aktualizacji na październik 2020r.	
OBREB:	0009 Olszówka	Przedstawione punkty graniczne działek przedmiotowych nr 1591, 1592, 1593, 1594, 1590/11, 1590/12 nie posiadają danych określających położenie punktów granicznych z wymagania dokładnością, za wyjątkiem działek nr 1590/11, 1590/12.	
ID Zgłoszenia:	6640.5562.2019	Brak służebności gruntowych.	
SEKCJA:	7.115.12.07.3.1, -3.2, -3.3, -3.4	Teren objęty opracowaniem posiada plan zagospodarowania przestrzennego oznaczony i opisany na mapie kolorem niebieskim.	
INFORMACJE O DOKŁADNOŚCIACH DANYCH			
OKREŚLAJĄCYCH POŁOŻENIE PUNKTÓW GRANICZNYCH DZIAŁEK BĘDĄCYCH PRZEDMIOTEM OPACOWANIA:			
INFORMACJE O SŁUŻEBNOŚCIACH GRUNTOWYCH MAJĄCYCH WPŁYW NA ZAGOSPODAROWANIE GRUNTÓW, ZLOKALIZOWANYCH W GRANICACH PROJEKTOWANEJ INWESTYCJI:			
INFORMACJE O PRZEZNACZENIU TERENÓW OBJĘTYCH MIEJSCOWYM PLANEM ZAGOSPODAROWANIA PRZESTRZENNEGO			

MAPA Z PRZEPROWADZONEJ GEODEZYJNEJ INWENTARYZACJI POWYKONAWCZEJ studni głębinowej Skala 1:500

woj. małopolskie
powiat gorlicki
gmina Mszana Dolna-gmina [120709_2] nr ark mapy zasadniczej 7.115.12.07.3.1, 7.115.12.07.3.3, obreb Olszówka [0009]
dz.nr: 1593
ID:6640.5251.2023

Układ odniesienia: PL-ETRF89, układ wsp. płaskich: PL-2000 strefa 7 (21*), układ wys.: PL-EVRF2007-NH
Wykonawca: **GEODEZJA Eugeniusz Korbicz** Ropica Polska 357, 38-300 Gorlice tel. 606 469 465 NIP 738-180-69-84 REGON 121170524

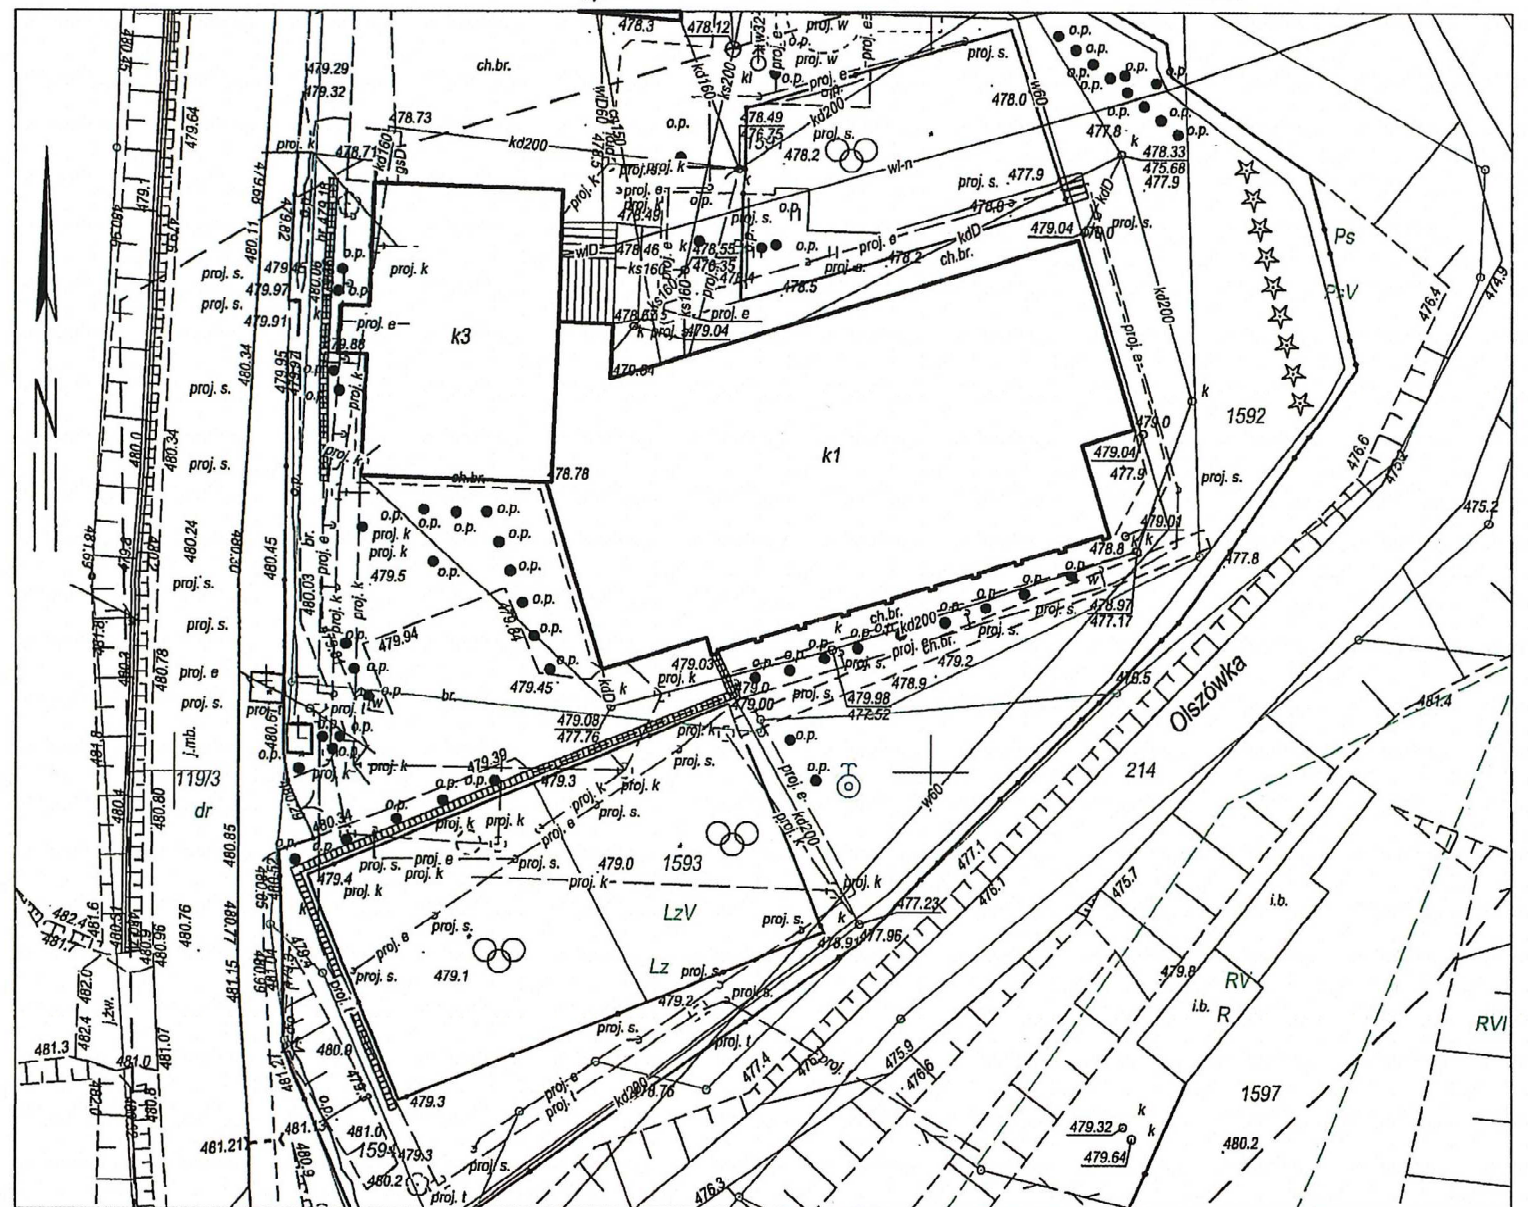

Poświadczam, że niniejszy dokument został opracowany w wyniku prac geodezyjnych i kartograficznych, których rezultaty zawiera operat techniczny wpisany do ewidencji materiałów państwowego zasobu geodezyjnego i kartograficznego.	
Organ prowadzący państwowy zasób geodezyjny i kartograficzny	Powiatowy Ośrodek Dokumentacji Geodezyjnej i Kartograficznej w Limanowej
Identyfikator ewidencyjny operatu technicznego:	6640.5251.2023
Wykonawca prac geodezyjnych	GEODEZJA Eugeniusz Korbicz Ropica Polska 357, 38-300 Gorlice
Imię i nazwisko kierownika robót, oraz nr uprawnień zawodowych	Eugeniusz Korbicz nr upr. 20888
Numer protokołu pozytywniej weryfikacji oraz data jego wystawienia	PROTOKÓŁ NR 6640.5251.2023_55345 z dnia 12-10-2023 r
Jestem świadomy odpowiedzialności karnej za złożenie fałszywego oświadczenia.	
GEODEZJA mgr inż. Eugeniusz Korbicz Uprawnienie zawodowe nr 20888 "Podpis kierownika robót"	

Jednostka projektowa:



PNB
JAN PIWOWAR

Projektowanie i Nadzór Budowlany
Jan Piwowar
Mordarka 478
34-600 Limanowa
tel/fax 048-18-33-73-381
tel/kom. 048 606-85-88-91
www.proj-piwowar.pl
e-mail: biuro@proj-piwowar.pl

Nazwa inwestycji:			
Budowa przyłącza wodociągowego do budynku Szkoły Podstawowej i Przedszkola w Olszówce z instalacjami elektrycznymi. Obiekt kat. XI.			
Lokalizacja:			
Obreń 0009, Olszówka dz. ewd. nr 1591, 1592, 1593, 1590/9 120709_2 Mszana Dolna			
Inwestor: Gmina Mszana Dolna, 34-730 Mszana Dolna ul. Spadochroniarzy 6			
Projektant:	mgr inż. arch. Zbigniew Śliwinski	nr upr. 297770	
Projektant:	mgr inż. Mariusz Ciapala	nr upr. 297770	
Kier. Pracowni:	Jan Piwowar	nr upr. GPA 7342-203/94	
Sprawdził:			
Faza:	P.W.	Tytuł rysunku:	Projekt zagospodarowania terenu
Branża:	Sanitarna	Nr projektu:	-
		Data:	15.09.2024r.
		Revizja:	
		Format rys.:	A3+
		Nr rysunku:	1/5