


J WYELIMINOWANIE PARKOWANIA, CZY TEŻ
RZYMYWANIE SIĘ POJAZDÓW W OBRĘBIE WYZNACZONEJ
GI POŻAROWEJ - W TYM OZNACZENIE DRÓG POŻAROWYCH
KIEM B-36 "ZAKAZ ZATRZYMYWANIA SIĘ" WRAZ Z TABLICZKĄ
UPRZEDZAJĄCĄ O MOŻLIWOŚCI ODHOLOWANIA POJAZDU
OSZT WŁAŚCICIELA

TERENIE SZPITALA ZOSTANIE WYZNACZONY PRZEBIEG
GI POŻAROWEJ ZNAKAMI PIONOWYMI I POZIOMYMI, ORAZ
ISCA PRZEZNACZONE DO PARKOWANIA POJAZDÓW

JAZD DLA KARETEK:
STANĄ USUNIĘTE MIEJSCA POSTOJOWE DLA
OCHODÓW OSOBOWYCH Z KRYTEGO PODJAZDU
AZD PRZEZNACZONY TYLKO DLA KARETEK)

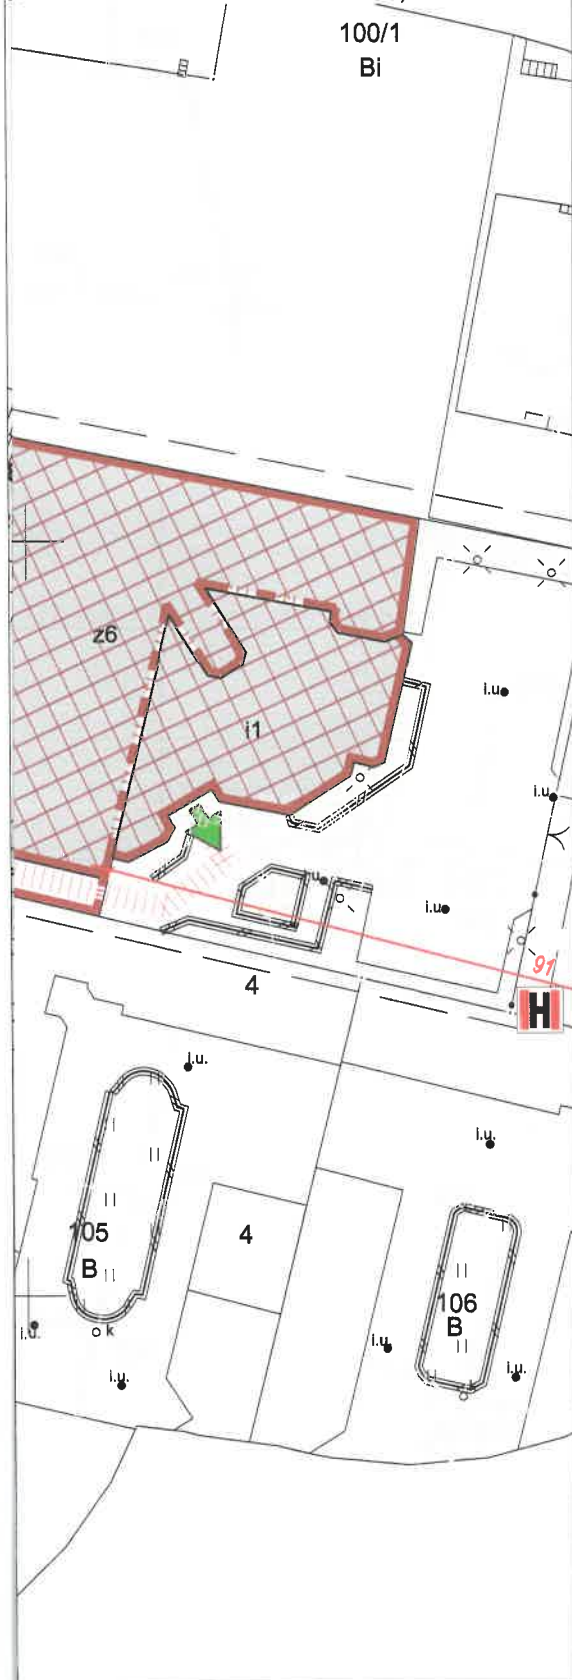

LEGENDA - OCHRONA P.POŻ.:

-  - BUDYNKI GPSK OBJĘTE OPRACOWANIEM
-  - BUDYNKI GPSK NIE OBJĘTE OPRACOWANIEM
-  - POZOSTAŁE BUDYNKI SĄSIEDNIE
-  - DROGA POŻAROWA
-  - DOSTĘP DO BUDYNKU Z DROGI POŻAROWEJ
-  - DOJŚCIE ŁĄCZĄCE WYJŚCIA Z BUDYNKU
Z DROGA POŻAROWĄ (SZER. 1,5 m, DŁUGOŚĆ < 50 m)
-  - WYJŚCIE EWAKUACYJNE Z BUDYNKU
-  - ODLEGŁOŚĆ OBIEKTU CHRONIONEGO
DO HYDRANTU ZEWNĘTRZNEGO, PARAMETRY DRÓG
POŻAROWYCH
-  - ODLEGŁOŚĆ ANALIZOWANEGO OBIEKTU
DO OBIEKTÓW SĄSIADUJĄCYCH [m]
-  - HYDRANT ZEWNĘTRZNY
-  - DRZEWA, WYSOKOŚĆ > 3,0 m
-  - TEREN ZIELONY

KOMENDA WOJEWÓDZKA
Państwowej Straży Pożarnej
w Poznaniu
Wydział Przeciwdziałania Zagrożeniom

Obiekt:		GINEKOLOGICZNO-POŁOŻNICZY SZPITAL KLINICZNY IM. HELIODORA ŚWIECICKIEGO UNIwersytetu Medycznego im. Karola Marcinkowskiego w Poznaniu	
Temat:		EKSPERTYZA TECHNICZNA STANU OCHRONY PRZECIWOPOŻAROWEJ W TRYBIE: - § 2 rozp. z 12 kwietnia 2002 (Dz. U. nr 75, poz. 690 ze zmianami), - § 1 ust. 2 rozp. z 7 czerwca 2010r. (Dz. U. Nr 109 z 2010, poz. 719 ze zmianami), - § 13 ust. 4 rozp. z 24 lipca 2009 r. (Dz. U. Nr 124 z 2009, poz. 1030).	
Nazwa rysunku:		PLAN SYTUACYJNY - BUDYNEK B	
Opracował:	mgr inż. Kazimierz Miedziński Rzeczoznawca budowlany Lista rzeczozn. bud. woj. poz. upr. nr 46/93 Uprawnienia budowlane w spec. konstrukcyjno-inżynierskiej nr 147/65	Nr rys. 01	
		Skala: 1:500	
Opracował:	RZECZOZNAWCA DO SPRAW ZABEZPIECZEŃ PRZECIWOPOŻAROWYCH inż. Jacek Podtyma Nr upr. 656/2016	Kwiecień 2024 r.	
		© Niniejsze opracowanie chronione jest prawami autorskimi zgodnie z ustawą o prawie autorskim i prawach pokrewnych z dnia 4 lutego 1994 r. (Dz.U. z 1994r. Nr 24, poz. 83, z późn. zm.) Niniejsze opracowanie może być rozpowszechniane i kopiowane jedynie w całości. Autor opracowania: J.P.PROJEKT - BiP Sp. z o.o.	

Obwód budynku G: 129,5 m
Dostęp z drogi pożarowej:
29 m (22,5%)

KOMENDA WOJEWÓDZKA
Państwowej Straży Pożarnej
w Poznaniu
Wydział Przeciwdziałania Zagrożeniom

GINEKOLOGICZNO-POŁOŻNICZY SZPITAL KLINICZNY IM. HELIODORA ŚWIĘCICKIEGO UNIwersytetu Medycznego im. Karola Marcinkowskiego w Poznaniu	
Objekt:	
EKSPERTYZA TECHNICZNA STANU OCHRONY PRZECIWOŻAROWEJ W TRYBIE: - § 2 rozp. z 12 kwietnia 2002 (Dz. U. nr 75, poz. 690 ze zmianami), - § 1 ust. 2 rozp. z 7 czerwca 2010r. (Dz. U. Nr 109 z 2010, poz. 719 ze zmianami), - § 13 ust. 4 rozp. z 24 lipca 2009 r. (Dz. U. Nr 124 z 2009, poz. 1030)	
Temat:	
Nazwa rysunku: DROGI POŻAROWE NA TERENIE SZPITALA	
Opracował:	mgr inż. Kazimierz Miedziński Rzeczoznawca budowlany Lista rzeczozn. bud. woj. poz. upr. nr 46/93 Uprawnienia budowlane w spec. konstrukcyjno-inżynierskiej nr 147/65
	Nr rys. 02
Opracował:	RZECZOZNAWCA DO SPRAW ZABEZPIECZEŃ PRZECIWOŻAROWYCH inż. Jacek Podyma Nr upr. 656/2016
	Skala: 1:1000
Kwiecień 2024 r.	

G

F

E





LEGENDA:

- GRANICA STREF POŻAROWYCH - REI 120
- WYDZIELENIE POŻAROWE - REI 120
- WYDZIELENIE POŻAROWE - (R)EI 60
- ROZWIĄZANIE ZAMIENNE - WYDZIELENIE CZĘŚCI BUDYNKU POPRZECZ STOSOWANIE ZAMKNIĘĆ PRZECIWPOŻAROWYCH EI 60S (DRZWI), NAŚWIETLI EI 60
- GRANICA POMIĘDZY ODDZIAŁAMI
- OBUDOWA DRÓG EWAKUACYJNYCH
- DOJŚCIA EWAKUACYJNE
- PRZEJŚCIA EWAKUACYJNE
- WYJŚCIA EWAKUACYJNE
- MINIMALNA ODPORNOŚĆ OGNIOWA ZAMKNIĘĆ:
 - EI 60
 - EI 30
 - DYMOSZCZELNOŚĆ
- (Kx) - NUMER KLATKI SCHODOWEJ
- SP xx - STREFA POŻAROWA
- xxx - NIEPRAWIDŁOWOŚCI
- xxx - ELEMENTY WSKAZANE DO WYKONANIA
- xxx - ROZWIĄZANIE ZAMIENNE

NUMER	NAZWA	POWIERZCHNIA
2	KLATKA SCHODOWA	10,3
2	KLATKA SCHODOWA K2	20,9
1	PIWNICA POZIOM -5,60	640,32
RAZEM		671,52

REKOMENDACJA WOJEWÓDZKA
Państwowej Straży Pożarnej
w Poznaniu
Wydział Przeciwdziałania Zagrożeniom

Obiekt:	GINEKOLOGICZNO-POŁOŻNICZY SZPITAL KLINICZNY IM. HELIODORA ŚWIĘCICKIEGO UNIwersytetu Medycznego im. Karola Marcinkowskiego w Poznaniu		
Temat:	EKSPERTYZA TECHNICZNA STANU OCHRONY PRZECIWPOŻAROWEJ W TRYBIE: - § 2 rozp. z 12 kwietnia 2002 (Dz. U. nr 75, poz. 690 ze zmianami), - § 1 ust. 2 rozp. z 7 czerwca 2010r. (Dz. U. Nr 109 z 2010, poz. 719 ze zmianami), - § 13 ust. 4 rozp. z 24 lipca 2009 r. (Dz. U. Nr 124 z 2009, poz. 1030).		
Nazwa rysunku:	RZUT POZIOMU -2 (BUDYNEK B)		
Opracował:	mgr inż. Kazimierz Miedziński Rzecznik budowlany Lista rzeczozn. bud. wokr. pozn. upr. nr 46/93 Uprawnienia budowlane w spec. konstrukcyjno-inżynierskiej nr 147/65	Nr rys. 03	
Opracował:	RZECZOWNICZKA DO SPRAW ZABEZPIECZEŃ PRZECIWPOŻAROWYCH inż. Jacek Podyma Nr upr. 656/2016	Skala: 1:100	Kwiecień 2024 r.

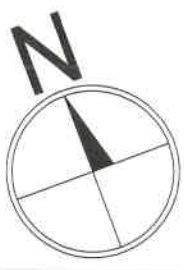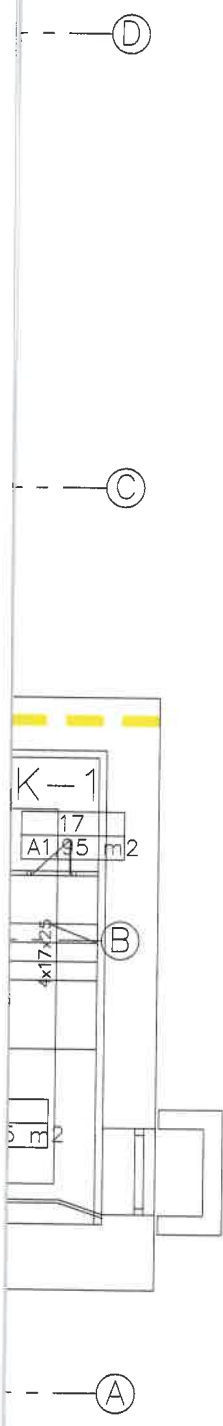


LEGENDA:

- GRANICA STREF POŻAROWYCH - REI 120
- WYDZIELENIE POŻAROWE - REI 120
- WYDZIELENIE POŻAROWE - (R)EI 60
- ROZWIĄZANIE ZAMIENNE - WYDZIELENIE CZĘŚCI BUDYNKU POPRZECZ STOSOWANIE ZAMKNIĘĆ PRZECIWOPOŻAROWYCH EI 60S (DRZWI), NAŚWIETLI EI 60
- GRANICA POMIĘDZY ODDZIAŁAMI
- OBUDOWA DRÓG EWAKUACYJNYCH
- DOJŚCIA EWAKUACYJNE
- PRZEJŚCIA EWAKUACYJNE
- WYJŚCIE EWAKUACYJNE
- MINIMALNA ODPORNOŚĆ OGNIOWA ZAMKNIĘĆ:
 - EI 60
 - EI 30
 - DYMOŚCZELNOŚĆ
- (Kx) - NUMER KLATKI SCHODOWEJ
- SP xx - STREFA POŻAROWA
- xxx - NIEPRAWIDŁOWOŚCI
- xxx - ELEMENTY WSKAZANE DO WYKONANIA
- xxx - ROZWIĄZANIE ZAMIENNE

Obiekt:		GINEKOLOGICZNO-POŁOŻNICZY SZPITAL KLINICZNY IM. HELIODORA ŚWIECICKIEGO UNIwersytetu Medycznego im. Karola Marcinkowskiego w Poznaniu	
Temat:		EKSPERTYZA TECHNICZNA STANU OCHRONY PRZECIWOPOŻAROWEJ W TRYBIE: - § 2 rozp. z 12 kwietnia 2002 (Dz. U. nr 75, poz. 690 ze zmianami), - § 1 ust. 2 rozp. z 7 czerwca 2010r. (Dz. U. Nr 109 z 2010, poz. 719 ze zmianami), - § 13 ust. 4 rozp. z 24 lipca 2009 r. (Dz. U. Nr 124 z 2009, poz. 1030).	
Nazwa rysunku:		RZUT POZIOMU -1 (BUDYNEK B)	
Opracował:	mgr inż. Kazimierz Miedziński Rzecznik budowlany Lista rzeczozn. bud. woj. poz. opr. nr 46/93 Uprawnienia budowlane w spec. konstrukcyjno-inżynierskiej nr 147/65		Nr rys. 04
	RZECZOWNICZKA DO SPRAW ZABEZPIECZEŃ PRZECIWOPOŻAROWYCH inż. Jacek Podyma Nr upr. 656/2016		Skala: 1:100
			Kwiecień 2024 r.

 © Niniejsze opracowanie chronione jest prawami autorskimi zgodnie z ustawą o prawie autorskim i prawach pokrewnych z dnia 4 lutego 1994 r. (Dz. U. z 1994r. Nr 24, poz. 83, z późn. zm.) Niniejsze opracowanie może być rozpowszechniane i kopiowane jedynie w całości.
Autor opracowania: J.P.PROJEKT - BIP Sp. z o.o.



NEJ

MEBLOWA / ANEKS KUCHENNY
ZŁĄCZĄCE POMIESZCZENIE Z ANEKSEM
Z KORYTARZA,
OTWARTE - NA ELEKTROTRZYMACZU
NA WYPADEK POŻARU (Z POZIOMU SSP)
NIE ZAMYKANE, NAŚWIETLA EI 30

CZE


AKUACYJNE Z KLATKI SCHODOWEJ K1 (B5)
CZYNNE 0,82 m < 0,9 m
SZEROKOŚĆ DRZWI 1,02 < 1,4 m WYMAGANE

ZAMKNIĘCIA KLATKI SCHODOWEJ
ZOSTANĄ WYKONANE W KLASIE EI 60S

K-1
B5
-0,35=85,45
6x5x35
120
10x15x10
3 m 2

SZEROKOŚĆ BIEGU
SCHODÓW ZEWNĘTRZNYCH
(MIĘDZY BALUSTRADAMI)
1,2 < 1,4 m WYMAGANE

KLATKA SCHODOWA NIE JEST
WYDZIELONA POŻAROWO
KLATKA SCHODOWA ZOSTANIE WYDZIELONA
POŻAROWO W TRYBIE § 256 UST. 2 [WT]
ZAMKNIĘCIA KLATKI SCHODOWEJ
ZOSTANĄ WYKONANE W KLASIE EI 60S

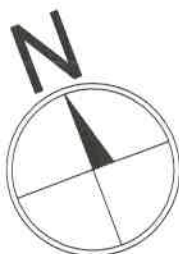

LEGENDA:

- GRANICA STREF POŻAROWYCH - REI 120
- WYDZIELENIE POŻAROWE - REI 120
- WYDZIELENIE POŻAROWE - (R)EI 60
- ROZWIĄZANIE ZAMIENNE - WYDZIELENIE CZĘŚCI
BUDYNKU POPRZECZ STOSOWANIE ZAMKNIĘĆ
PRZECIWOPOŻAROWYCH EI 60S (DRZWI), NAŚWIETLA EI 60

- GRANICA POMIĘDZY ODDZIAŁAMI
- OBUDOWA DRÓG EWAKUACYJNYCH

- DOJŚCIA EWAKUACYJNE

- PRZEJŚCIA EWAKUACYJNE

- WYJŚCIE EWAKUACYJNE

MINIMALNA ODPORNOŚĆ OGNIOWA ZAMKNIĘĆ:

- EI 60
- EI 30
- DYMOSZCZELNOŚĆ

- (Kx) - NUMER KLATKI SCHODOWEJ

- SP xx - STREFA POŻAROWA

- XXX - NIEPRAWIDŁOWOŚCI
- XXX - ELEMENTY WSKAZANE DO WYKONANIA
- XXX - ROZWIĄZANIE ZAMIENNE

KOMENDA WOJEWÓDZKA
Państwowej Straży Pożarnej
w Poznaniu
Wydział Przeciwdziałania Zagrożeniom

GINEKOLOGICZNO-POŁOŻNICZY SZPITAL KLINICZNY IM. HELIODORA ŚWIECICKIEGO	
Obiekt: UNIWERSYTETU MEDYCZNEGO IM. KAROLA MARCINKOWSKIEGO W POZNANIU	
EKSPERTYZA TECHNICZNA STANU OCHRONY PRZECIWOPOŻAROWEJ W TRYBIE:	
Temat: - § 2 rozp. z 12 kwietnia 2002 (Dz. U. nr 75, poz. 690 ze zmianami), - § 1 ust. 2 rozp. z 7 czerwca 2010r. (Dz. U. Nr 109 z 2010, poz. 719 ze zmianami), - § 13 ust. 4 rozp. z 24 lipca 2009 r. (Dz. U. Nr 124 z 2009, poz. 1030).	
Nazwa rysunku: RZUT PARTERU (BUDYNEK B)	
Opracował:	mgr inż. Kazimierz Miedziński Rzecznik ds. budowlany Lista rzeczozn. bud. woj. poz. upr. nr 46/93 Uprawnienia budowlane w spec. konstrukcyjno-inżynierskiej nr 147/65
Opracował:	RZECZOWNICZA DO SPRAW ZABEZPIECZEŃ PRZECIWOPOŻAROWYCH inż. Jacek Fodyma Nr upr. 656/2016
Nr rys. 05	
Skala: 1:100	
Kwiecień 2024 r.	

CIĘ EWAKUACYJNE
EN KIERUNEK EWAKUACJI)
m > 10 m WYMAGANE

OWA MEBLOWA / ANEKS KUCHENNY
ROGACH EWAKUACYJNYCH



UJĄC MATERIAŁY PALNE Z DRÓG
KUACYJNYCH, LUB WYDZIELIĆ POMIESZCZENIE

YTARZ O DŁUGOŚCI
50 m WYMAGANE

NE NA ŚCIANACH O NIEUDOKUMENTOWANEJ KLASIE
CJI NA OGIEŃ (PŁYTY WIÓROWE)
UMENTOWAĆ KLASĘ REAKCJI NA OGIEŃ,
ZPIECZYĆ DO WYMAGANEJ KLASY, LUB USUNĄĆ
ERIAŁY PALNE Z DRÓG EWAKUACYJNYCH

DRZWI ISTNIEJĄCE BEZKLASOWE, SZER. < 0,9 m
WYKONAĆ DRZWI O SZEROKOŚCI MIN. 0,9 m

KŁATKA SCHODOWA ZOSTANIE WYDZIELONA
POŻAROWO W TRYBIE § 256 UST. 2 [WT]
ZAMKNIĘCIA KŁATKI SCHODOWEJ
ZOSTANĄ WYKONANE W KLASIE EI 60S

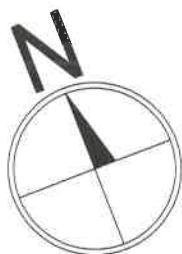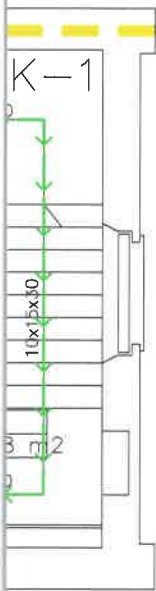

LEGENDA:



- GRANICA STREF POŻAROWYCH - REI 120
- WYDZIELENIE POŻAROWE - REI 120
- WYDZIELENIE POŻAROWE - (R)EI 60
- ROZWIĄZANIE ZAMIENNE - WYDZIELENIE CZEŚCI BUDYNKU POPRZECZ STOSOWANIE ZAMKNIĘĆ PRZECIWOPOŻAROWYCH EI 60S (DRZWI), NAŚWIETLI EI 60
- GRANICA POMIĘDZY ODDZIAŁAMI
- OBUDOWA DRÓG EWAKUACYJNYCH
- DOJŚCIA EWAKUACYJNE
- PRZEJŚCIA EWAKUACYJNE
- WYJŚCIE EWAKUACYJNE
- MINIMALNA ODPORNOŚĆ OGNIOWA ZAMKNIĘĆ:
 - EI 60
 - EI 30
 - DYMOSZCZELNOŚĆ
- (Kx) - NUMER KŁATKI SCHODOWEJ
- SP xx - STREFA POŻAROWA
- xxx - NIEPRAWIDŁOWOŚCI
- xxx - ELEMENTY WSKAZANE DO WYKONANIA
- xxx - ROZWIĄZANIE ZAMIENNE

KOMENDA WOJEWÓDZKA
Państwowej Straży Pożarnej
w Poznaniu
Wydział Przeciwdziałania Zagrożeniom

Obiekt:	GINEKOLOGICZNO-POŁOŻNICZY SZPITAL KLINICZNY IM. HELIODORA ŚWIĘCICKIEGO UNIwersytetu Medycznego im. Karola Marcinkowskiego w Poznaniu		
Temat:	EKSPERTYZA TECHNICZNA STANU OCHRONY PRZECIWOPOŻAROWEJ W TRYBIE: - § 2 rozp. z 12 kwietnia 2002 (Dz. U. nr 75, poz. 690 ze zmianami), - § 1 ust. 2 rozp. z 7 czerwca 2010r. (Dz. U. Nr 109 z 2010, poz. 719 ze zmianami), - § 13 ust. 4 rozp. z 24 lipca 2009 r. (Dz. U. Nr 124 z 2009, poz. 1030).		
Nazwa rysunku:	RZUT PIĘTRA 1 (BUDYNEK B)		
Opracował:	mgr inż. Kazimierz Miedziński Rzeczoznawca budowlany Lista rzeczozn. bud. woj. poznań upr. nr 46/93 Uprawnienia budowlane w spec. konstrukcyjno-inżynierskiej nr 147/65	Nr rys. 06	
		Skala: 1:100	
Opracował:	RZECZOZNAWCA DO SPRAW ZABEZPIECZEŃ PRZECIWOPOŻAROWYCH inż. Jacek Podyma Nr upr. 656/2016		Kwiecień 2024 r.

KORYTARZ O DŁUGOŚCI
55 > 50 m WYMAGANE

DRZWI ISTNIEJĄCE BEZKLASOWE, SZER. < 0,9 m
WYKONAĆ DRZWI O SZEROKOŚCI MIN. 0,9 m
KLATKA SCHODOWA ZOSTANIE WYDZIELONA
POŻAROWO W TRYBIE § 256 UST. 2 [WT]
ZAMKNIĘCIA KLATKI SCHODOWEJ
ZOSTANĄ WYKONANE W KLASIE EI 60S

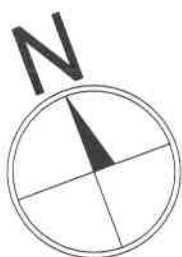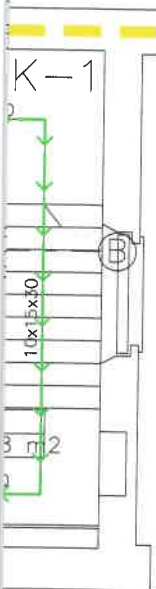

LEGENDA:

- GRANICA STREF POŻAROWYCH - REI 120
- WYDZIELENIE POŻAROWE - REI 120
- WYDZIELENIE POŻAROWE - (R)EI 60
- ROZWIĄZANIE ZAMIENNE - WYDZIELENIE CZĘŚCI BUDYNKU POPRZECZ STOSOWANIE ZAMKNIĘĆ PRZECIWOPOŻAROWYCH EI 60S (DRZWI), NAŚWIETLI EI 60
- GRANICA POMIĘDZY ODDZIAŁAMI
- OBUDOWA DRÓG EWAKUACYJNYCH
- DOJŚCIA EWAKUACYJNE
- PRZEJŚCIA EWAKUACYJNE
- WYJŚCIE EWAKUACYJNE
- MINIMALNA ODPORNOŚĆ OGNIOWA ZAMKNIĘĆ: - EI 60
- EI 30
- DYMOSZCZELNOŚĆ
- NUMER KLATKI SCHODOWEJ
- STREFA POŻAROWA
- NIEPRAWIDŁOWOŚCI
- ELEMENTY WSKAZANE DO WYKONANIA
- ROZWIĄZANIE ZAMIENNE

KOMENDA WOJEWÓDZKA
Państwowej Straży Pożarnej
w Poznaniu
Wydział Przeciwdziałania Zagrożeniom

Obiekt: GINEKOLOGICZNO-POŁOŻNICZY SZPITAL KLINICZNY
IM. HELIODORA ŚWIĘCICKIEGO
UNIWERSYTETU MEDYCZNEGO IM. KAROLA MARCINKOWSKIEGO W POZNANIU

Temat: EKSPERTYZA TECHNICZNA STANU OCHRONY PRZECIWOPOŻAROWEJ W TRYBIE:
- § 2 rozp. z 12 kwietnia 2002 (Dz. U. nr 75, poz. 690 ze zmianami),
- § 1 ust. 2 rozp. z 7 czerwca 2010r. (Dz. U. Nr 109 z 2010, poz. 719 ze zmianami),
- § 13 ust. 4 rozp. z 24 lipca 2009 r. (Dz. U. Nr 124 z 2009, poz. 1030).

Nazwa rysunku: RZUT PIĘTRO +2

Opracował: mgr inż. Kazimierz Miedziński
Rzecznik budowlany
Lista rzeczozn. bud. woj. poz. nr 46/93
Uprawnienia budowlane
w spec. konstrukcyjno-inżynierskiej nr 147/65

Nr rys.
07

Skala:
1:100


Opracował: RZECZCZOWNAWCA DO SPRAW ZABEZPIECZEŃ
PRZECIWOPOŻAROWYCH
inż. Jacek Podyma Nr upr. 656/2016

Kwiecień
2024 r.


— — — — — (D)

— — — — — (C)

DRZWI ISTNIEJĄCE BEZKLASOWE, SZER. < 0,9 m
WYKONAĆ DRZWI O SZEROKOŚCI MIN. 0,9 m
KLATKA SCHODOWA ZOSTANIE WYDZIELONA
POŻAROWO W TRYBIE § 256 UST. 2 [WT]
ZAMKNIĘCIA KLATKI SCHODOWEJ
ZOSTANĄ WYKONANE W KLASIE EI 60S

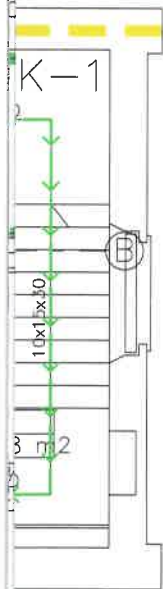

— — — — — (A)

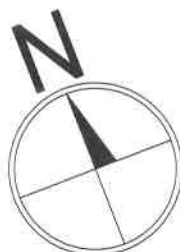

- GRANICA STREF POŻAROWYCH - REI 120
- WYDZIELENIE POŻAROWE - REI 120
- WYDZIELENIE POŻAROWE - (R)EI 60
- ROZWIĄZANIE ZAMIENNE - WYDZIELENIE CZĘŚCI BUDYNKU POPRZECZ STOSOWANIE ZAMKNIĘĆ PRZECIWOPOŻAROWYCH EI 60S (DRZWI), NAŚWIETLI EI 60
- GRANICA POMIĘDZY ODDZIAŁAMI
- OBUDOWA DRÓG EWAKUACYJNYCH
- DOJŚCIA EWAKUACYJNE
- PRZEJŚCIA EWAKUACYJNE
- WYJŚCIE EWAKUACYJNE
- MINIMALNA ODPORNOŚĆ OGNIOWA ZAMKNIĘĆ:
 - EI 60
 - EI 30
 - DYMOSZCZELNOŚĆ
- NUMER KLATKI SCHODOWEJ
- SP xx - STREFA POŻAROWA
- xxx - NIEPRAWIDŁOWOŚCI
- xxx - ELEMENTY WSKAZANE DO WYKONANIA
- xxx - ROZWIĄZANIE ZAMIENNE


KOMENDA WOJEWÓDZKA
Państwowej Straży Pożarnej
w Poznaniu
Wydział Przeciwdziałania Zagrożeniom

GINEKOLOGICZNO-POŁOŻNICZY SZPITAL KLINICZNY IM. HELIODORA ŚWIECICKIEGO UNIwersytetu Medycznego im. Karola Marcinkowskiego w Poznaniu	
Obiekt:	
Temat:	
Nazwa rysunku:	
Opracował:	mgr inż. Kazimierz Miedziński Rzecznik budowlany Lista rzeczn. bud. woj. poz. upr. nr 46/93 Uprawnienia budowlane w spec. konstrukcyjno-inżynierskiej nr 147/65
	Nr rys. 08
Opracował:	RZECZOWNAWCA DO SPRAW ZABEZPIECZEŃ PRZECIWOPOŻAROWYCH inż. Jacek Podyma Nr upr. 656/2016
	Skala: 1:100
Kwiecień 2024 r.	

D


B

K-1

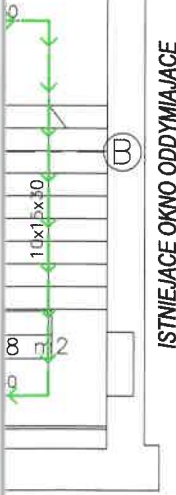

A

DRZWI ISTNIEJĄCE BEZKLASOWE, SZER. < 0,9 m
WYKONAĆ DRZWI O SZEROKOŚCI MIN. 0,9 m
KLATKA SCHODOWA ZOSTANIE WYDZIELONA
POŻAROWO W TRYBIE § 256 UST. 2 [WT]
ZAMKNIĘCIA KLATKI SCHODOWEJ
ZOSTANĄ WYKONANE W KLASIE EI 60S

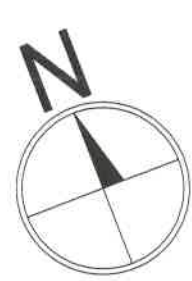

LEGENDA:

- GRANICA STREF POŻAROWYCH - REI 120
- WYDZIELENIE POŻAROWE - REI 120
- WYDZIELENIE POŻAROWE - (R)EI 60
- ROZWIĄZANIE ZAMIENNE - WYDZIELENIE CZĘŚCI BUDYNKU POPRZECZ STOSOWANIE ZAMKNIĘĆ PRZECIWOPOŻAROWYCH EI 60S (DRZWI), NAŚWIETLI EI 60
- GRANICA POMIĘDZY ODDZIAŁAMI
- OBUDOWA DRÓG EWAKUACYJNYCH
- DOJŚCIA EWAKUACYJNE
- PRZEJŚCIA EWAKUACYJNE
- WYJŚCIE EWAKUACYJNE
- MINIMALNA ODPORNOŚĆ OGNIOWA ZAMKNIĘĆ:
 - EI 60
 - EI 30
 - DYMOSZCZELNOŚĆ
- (Kx) - NUMER KLATKI SCHODOWEJ
- SP xx - STREFA POŻAROWA
- xxx - NIEPRAWIDŁOWOŚCI
- xxx - ELEMENTY WSKAZANE DO WYKONANIA
- xxx - ROZWIĄZANIE ZAMIENNE

KOMENDA WOJEWÓDZKA
Państwowej Straży Pożarnej
w Poznaniu
Wydział Przeciwdziałania Zagrożeniom

GINEKOLOGICZNO-POŁOŻNICZY SZPITAL KLINICZNY IM. HELIODORA ŚWIECICKIEGO UNIWERSYTETU MEDYCZNEGO IM. KAROLA MARCINKOWSKIEGO W POZNANIU	
Obiekt:	
EKSPERTYZA TECHNICZNA STANU OCHRONY PRZECIWOPOŻAROWEJ W TRYBIE: - § 2 rozp. z 12 kwietnia 2002 (Dz. U. nr 75, poz. 690 ze zmianami), - § 1 ust. 2 rozp. z 7 czerwca 2010r. (Dz. U. Nr 109 z 2010, poz. 719 ze zmianami), - § 13 ust. 4 rozp. z 24 lipca 2009 r. (Dz. U. Nr 124 z 2009, poz. 1030).	
Temat:	
Nazwa rysunku: RZUT PIĘTRO +4	
Opracował:	mgr inż. Kazimierz Miedziński Rzecznik budowlany Lista rzeczozn. bud. woj. poznań. nr 46/93 Uprawnienia budowlane w spec. konstrukcyjno-inżynierskiej nr 147/65
	Nr rys. 09
	Skala: 1:100
Opracował:	RZECZCZONAWCA DO SPRAW ZABEZPIECZEŃ PRZECIWOPOŻAROWYCH inż. Jacek Podyma Nr upr. 656/2016
	Kwiecień 2024 r.

© Niniejsze opracowanie chronione jest prawami autorskimi zgodnie z ustawą o prawie autorskim i prawach pokrewnych z dnia 4 lutego 1994 r. (Dz. U. z 1994r. Nr 24, poz. 83, z późn. zm.) Niniejsze opracowanie może być rozpatrywane i kopiowane jedynie w całości.
Autor opracowania: J.P. PROJEKT - BIP Sp. z o.o.