


PROJEKT ZAGOSPODAROWANIA TERENU

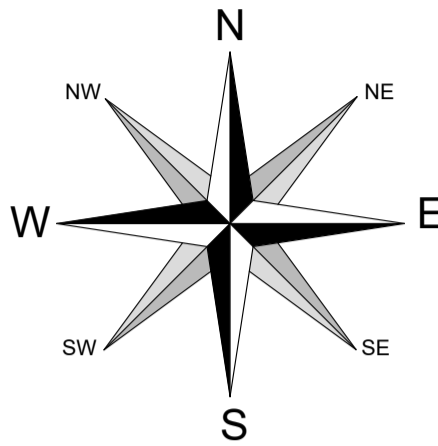


Oświadczam, że niniejszy dokument został opracowany w wyniku prac geodezyjnych i kartograficznych, których rezultaty zawiera operat techniczny poświadczony przez Głównego Geodetę Kraju. Jednocześnie informuję, że jestem świadomy odpowiedzialności karnej za złożenie fałszywego oświadczenia.

Identyfikator z planowania prac geodezyjnych:	GK.6640.1233.2022
Organ Służby Geodezyjnej i Kartograficznej, który otrzymał zgłoszenie prac geodezyjnych:	STAROSTA DĘBICKI
Wykonawca prac geodezyjnych:	BIURO USŁUG GEODEZYJNYCH Jarosław Musielak 39-200 Dębica, ul. Pułaskiego 17 NIP 6792824575, REGON 180793765 tel. 506 799 500
Nr oraz data sporządzenia dokumentu zawierającego po wynik powyższej weryfikacji:	Protokół weryfikacji nr GK.6640.1233.2022_2 z dn. 19.04.2022 r.
Data i podpis kierownika prac geodezyjnych:	mgr inż. JAROSŁAW MUSIELAK GEODETA UPRAWNIONY świadectwo uprawnień nr 22344 wyd. przez Głównego Geodetę Kraju dn. 19.04.2022 r.

Elektronicznie podpisany przez Jarosław Jan Musielak
Data: 2022.04.21 14:49:45
+02'00'

LAMPY

L1	wysokość oprawy	4 m			
L1'	wysokość oprawy	6 m	długość wysięgnika	1 m	nachylenie 5°
L2	wysokość oprawy	4 m			
L2'	wysokość oprawy	6 m	długość wysięgnika	1 m	nachylenie 5°
L3	wysokość oprawy	4 m			
L3'	wysokość oprawy	6 m	długość wysięgnika	1 m	nachylenie 5°
L4	wysokość oprawy	4 m			
L4'	wysokość oprawy	6 m	długość wysięgnika	1 m	nachylenie 5°
L5	wysokość oprawy	4 m			
L5'	wysokość oprawy	6 m	długość wysięgnika	1 m	nachylenie 5°
L6	wysokość oprawy	4 m			
L6'	wysokość oprawy	6 m	długość wysięgnika	1 m	nachylenie 5°
L7	wysokość oprawy	4 m			
L7'	wysokość oprawy	6 m	długość wysięgnika	1 m	nachylenie 5°
L8	wysokość oprawy	4 m			

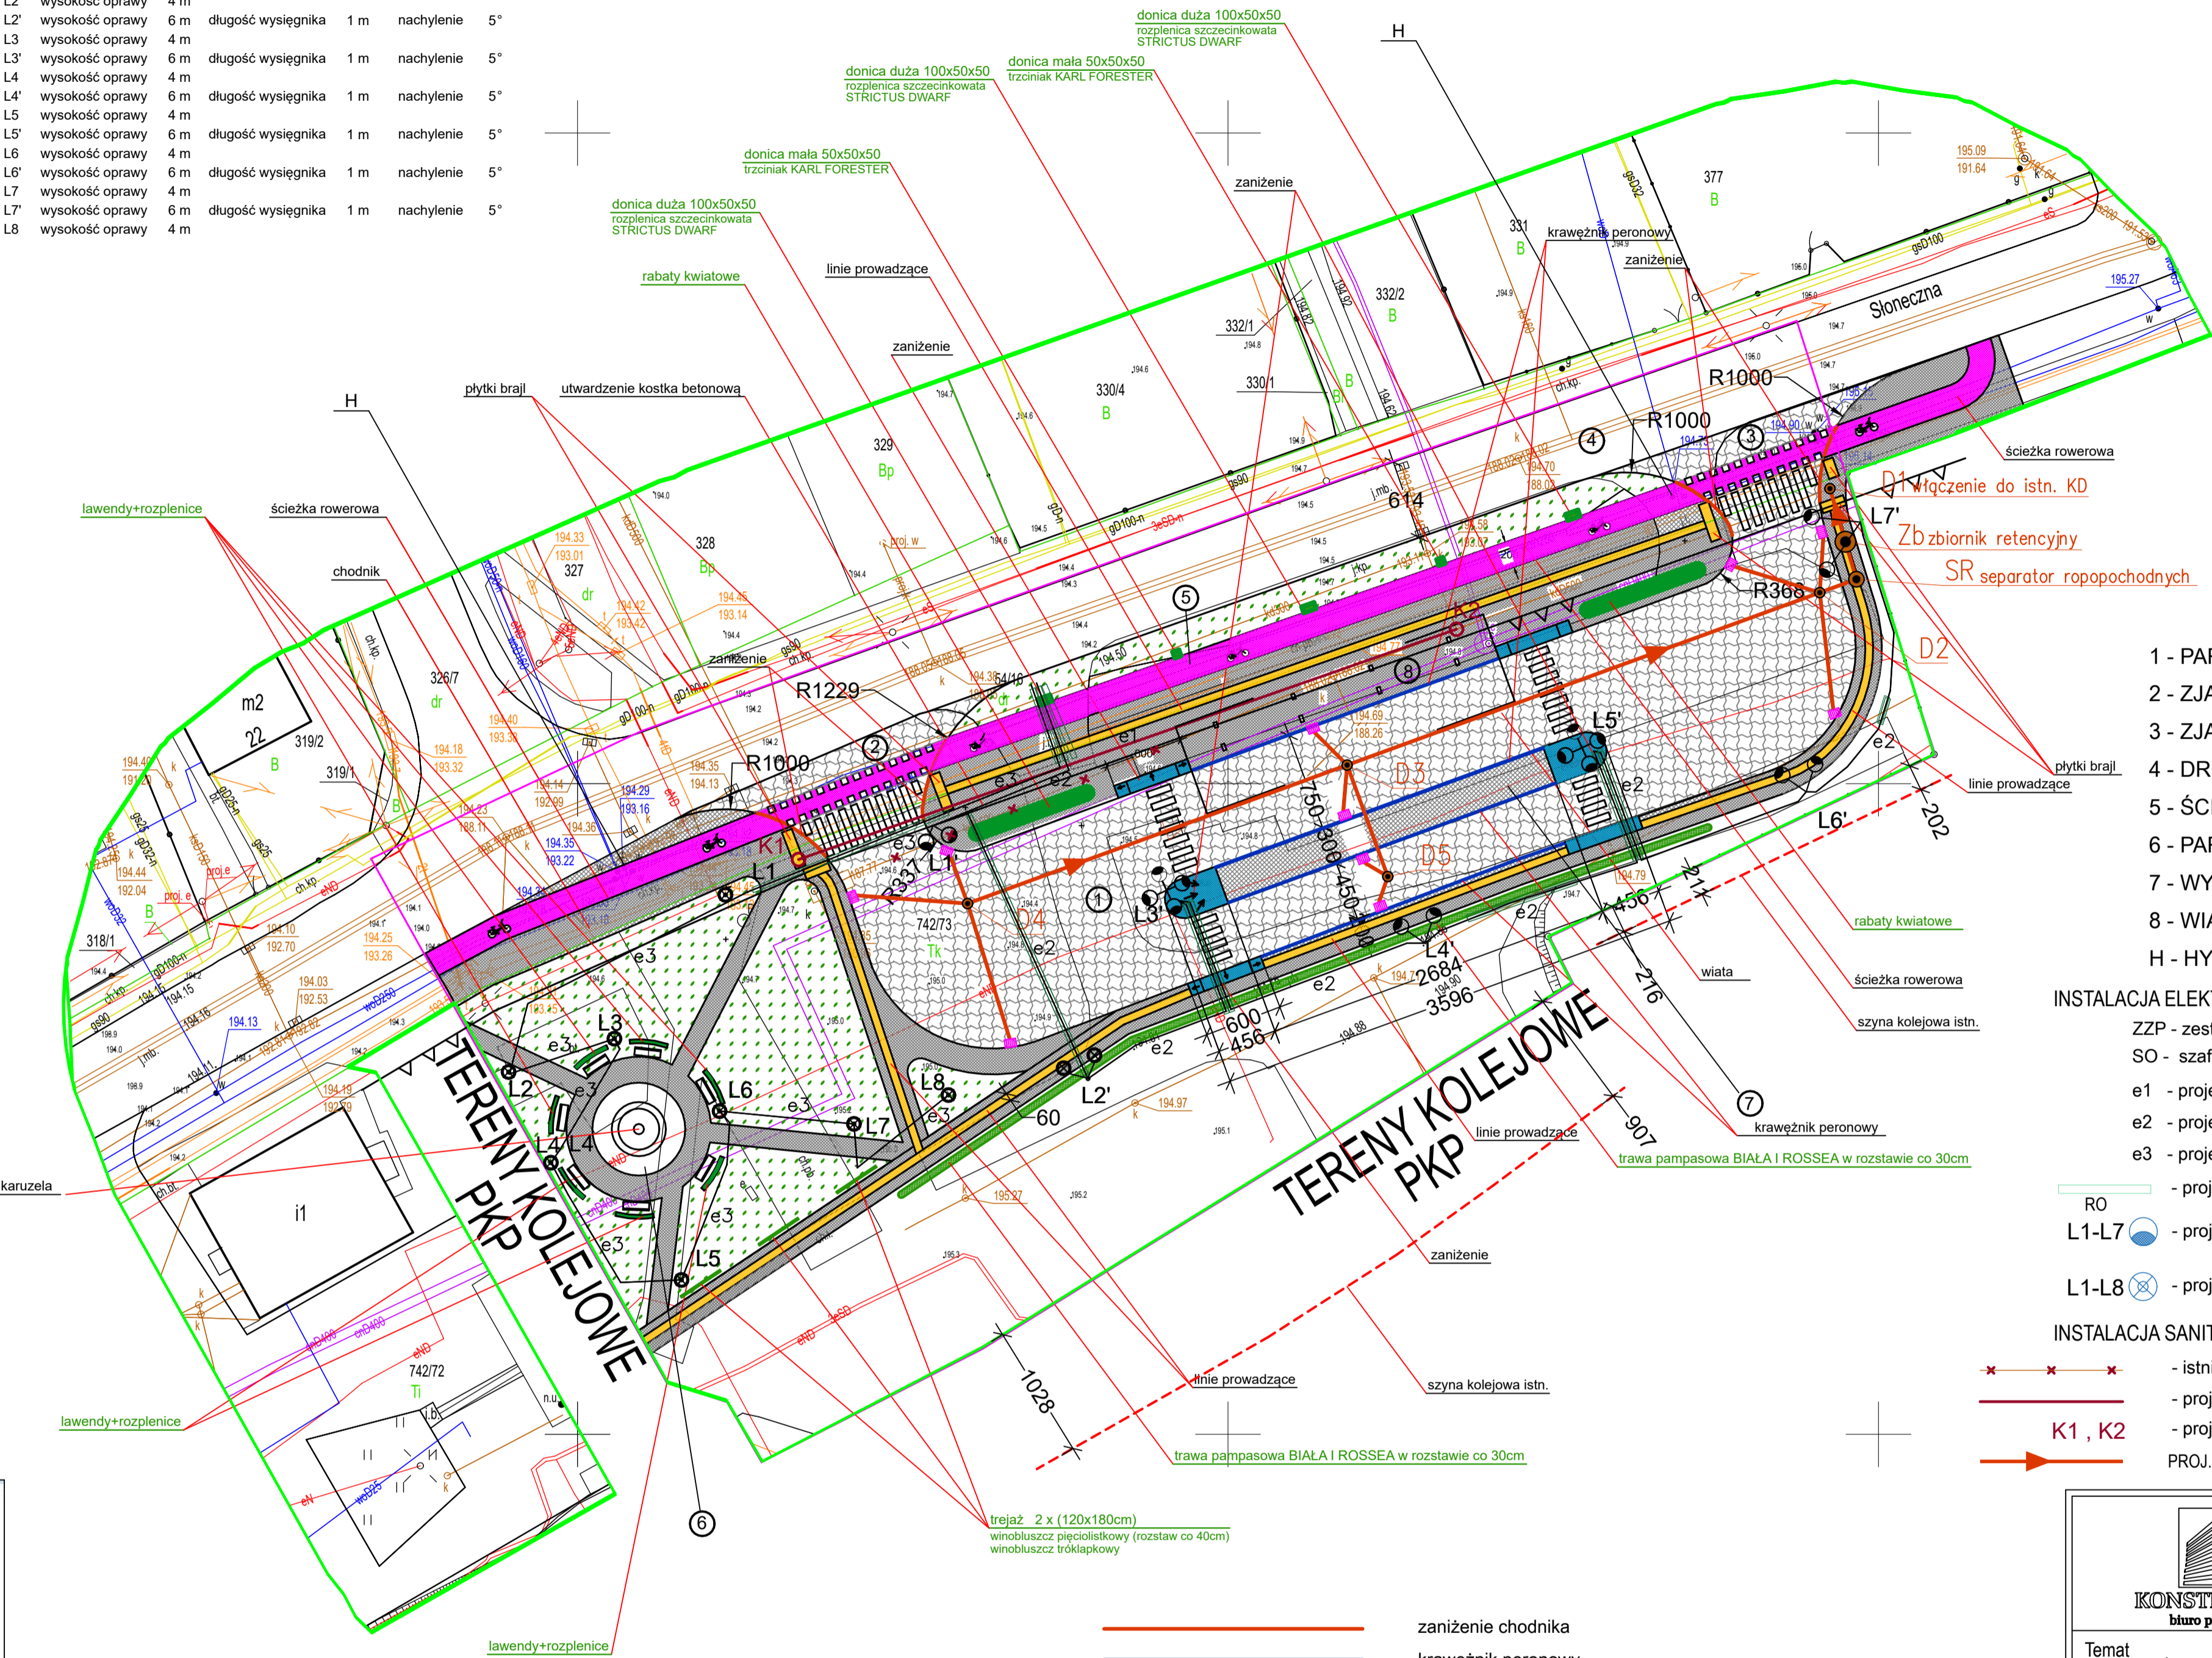

- 1 - PARKING AUTOBUSOWY - projektowany
- 2 - ZJAZD PUBLICZNY - projektowany
- 3 - ZJAZD PUBLICZNY - projektowany
- 4 - DROGA GMINNA UL. SŁONECZNA - istniejąca
- 5 - ŚCIEŻKA ROWEROWA - projektowana
- 6 - PARK KIESZONKOWY - projektowany
- 7 - WYSPA PRZYSTANKOWA - projektowana
- 8 - WIATA PRZYSTANKOWA - projektowana
- H - HYDRANT - istniejący

INSTALACJA ELEKTRYCZNA

ZZP - zestaw złączowo-pomiarowy - poza zakresem opracowania
SO - szafa sterowania oświetleniem
e1 - projektowany kabel oświetleniowy typu: YKY 5*10 l=20m
e2 - projektowany kabel oświetleniowy typu: YAKY 4*35 l=185m
e3 - projektowany kabel oświetleniowy typu: YAKY 4*35 l=150m

RO - projektowana rura ochronna DVK75, suma l=110m

L1-L7 - projektowana oprawa LED, 49W - 18szt. montaż na słupie h=6

L1-L8 - projektowana oprawa LED, 26,5W - 8szt. montaż na słupie parkowym h=4

INSTALACJA SANITARNA

- istniejąca kanalizacja deszczowa KD500 do likwidacji
- projektowana kanalizacja deszczowa Ø500 l=53,60m
- projektowane studzienki Ø1000

PROJ. KANALIZACJA DESZCZOWA

ORIENTACJA

Nie wyklucza się istnienia urządzeń i przewodów podziemnych nie zgłoszonych do inwentaryzacji lub o położeniu przedstawionym orientacyjnie na mapie zasadniczej lub o których brak jest informacji w instytucjach branżowych

MAPA DO CELÓW PROJEKTOWYCH
SKALA 1:500
Powstała na podstawie mapy zasadniczej w skali 1:500 oraz pomiaru bezpośredniego w terenie
Granice uwidoczniono wg stanu ewidencyjnego
Układ współrzędnych płaskich - „2000”
Układ wysokości - PL-EVRF2007-NH
Mapę zaktualizowano na dzień: 29.03.2022 r.
Służbności gruntowych nie badano

Woj.: podkarpackie
Powiat: dębicki
Gmina: m. Dębica
Obręb: 0001

Nr sekcji: 7.125.24.19.1.3
Nr działki: 742/73 i inne

Potwierdzam za zgodność mapy dc. projektowych z oryginałem

- zanieżenie chodnika
- krawężnik peronowy
- plytki Brajla - projektowane
- ścieżka rowerowa projektowana
- nieprzekraczalna linia zabudowy
- linia rozgraniczająca teren inwestycji

<div><div></div><div><p>Biuro Projektowe "KONSTRUKTOR" ul. Czwartaków 19, 39-200 Dębica fax +48 14 690 81 99, tel. +48 601 53 45 45 www.bpkonstruktor.pl www.buduj.org</p></div></div>			
Temat opracowania:	BUDOWA PARKINGU MIEJSKIEGO DLA AUTOBUSÓW		
Adres budowy:	OBREB: 0001, UL. SŁONECZNA JEDNOSTKA EW. 180301_1 DĘBICA DZ. NR EW. 742/73 POWIAT DĘBICKI, WOJEWÓDZTWO PODKARPACKE	Nr rys: A	
Inwestor	GMINA MIASTA DĘBICA UL. RATUSZOWA 2 39-200 DĘBICA		
Przedmiot rysunku:	PROJEKT ZAGOSPODAROWANIA TERENU		
	Skala: 1:500	Faza: Projekt budowlany	
	Branża: DROGOWA	Format: 5A4	Data: 11.2022
	Imię i Nazwisko:	Uprawnienia:	Podpis:
	Drogowa projektant	mgr inż Wojciech Wolak PDK/0082/POOK/04	
	Drogowa sprawdz.	mgr inż Bogusław Czarnik 120/99	
	Instal. sanit. projektant	mgr inż Janusz Mitek PDK/0161/POOE/05	
	Instal. sanit. sprawdz.	mgr inż Jacek Mitek 0112/POOS/08	
	Instal.elektrycz. projekt.	mgr inż Kornel Orkisz PDK/0092/PWOE/21	
	Instal.elektrycz.sprawdz.	mgr inż. Piotr Kujawski PDK/0039/PWOE/18	
	Architektura projektant	mgr inż Rafał Owczarek A-01/02	
	Architektura sprawdz.	mgr inż Anna Jando-Roztoczyńska N/z-UAN-8346/24/85	