


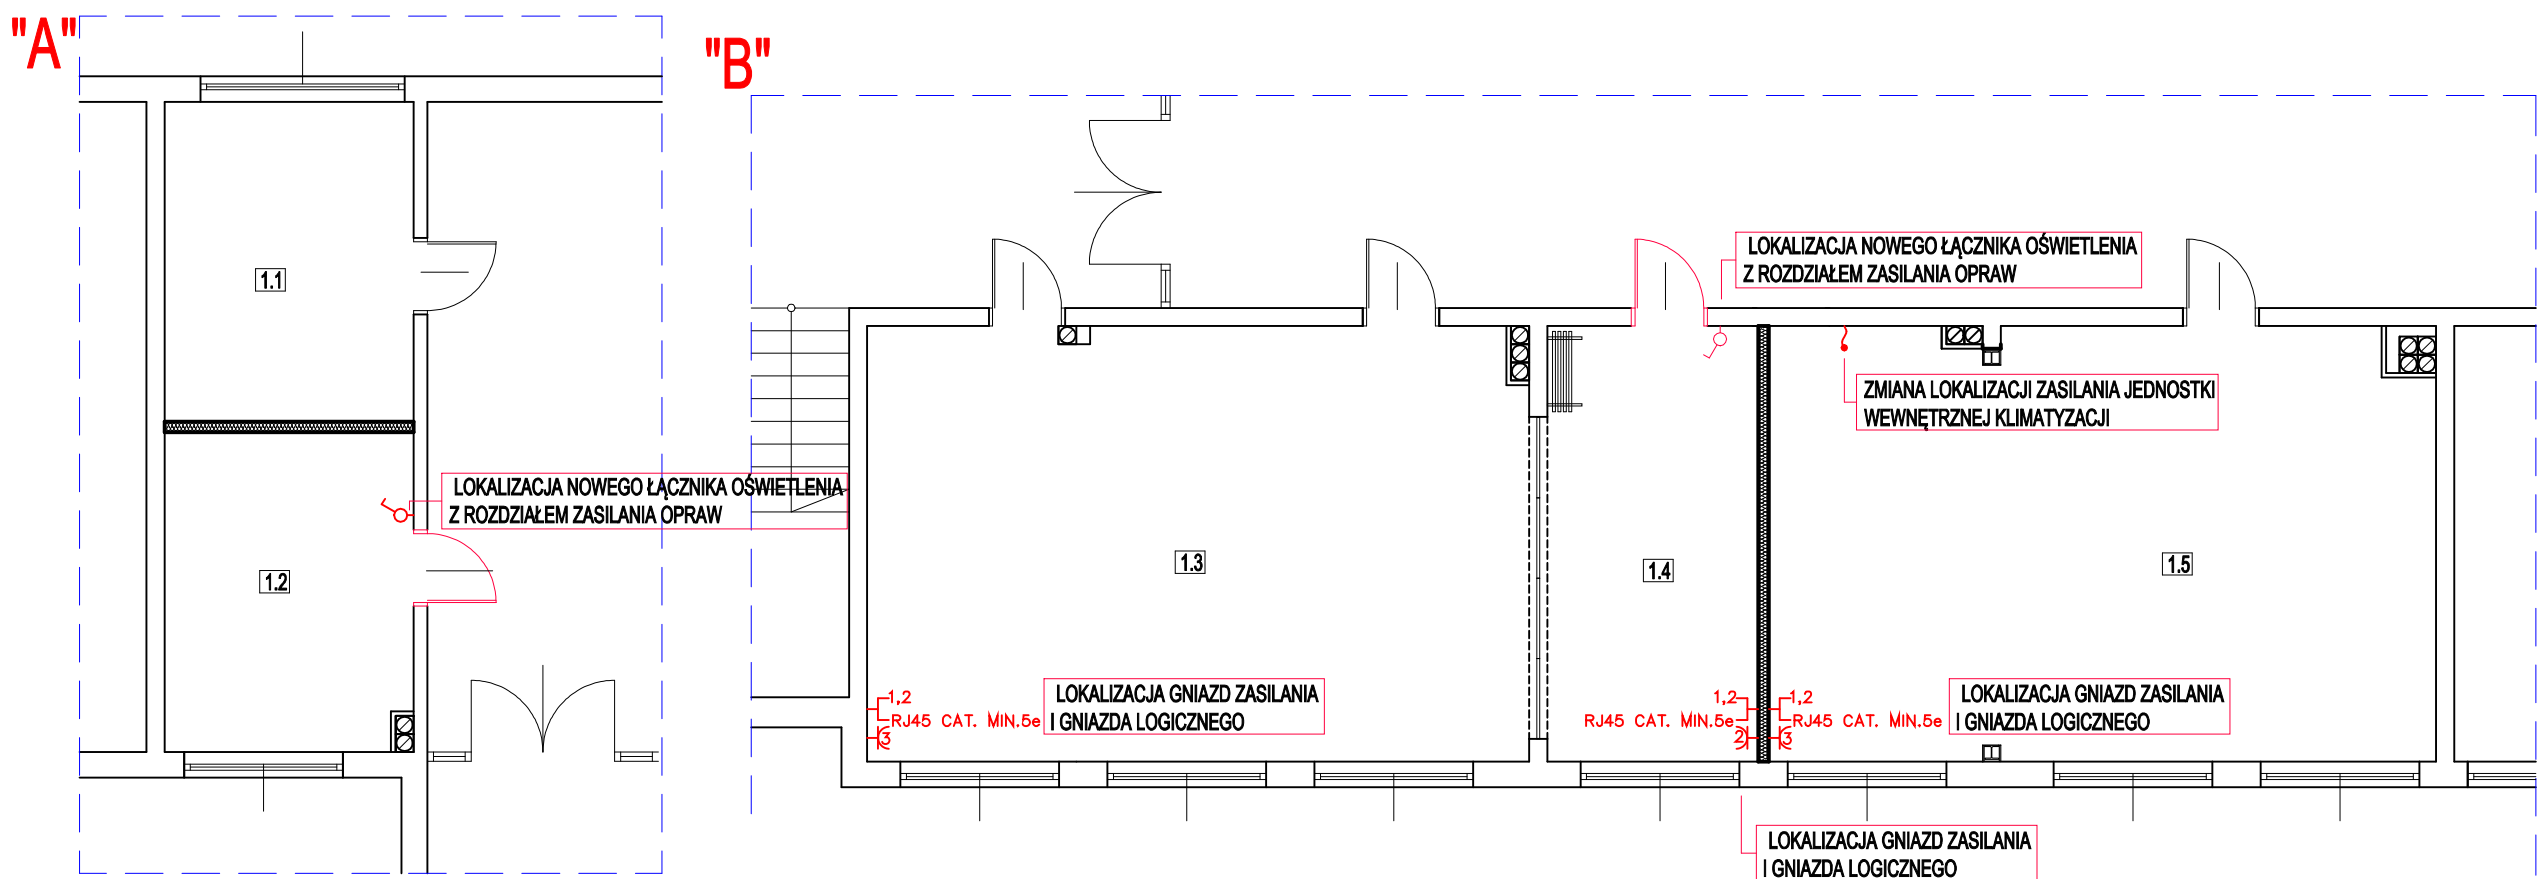

ZESTAWIENIE POMIESZCZEŃ OBJĘTYCH OPRACOWANIEM PAWILON "D" PARTER

OZN.	NAZWA POMIESZCZENIA / FUNKCJA	POWIERZCHNIA [m²]	POSADZKA ISTN. /
1.1.	GABINET TERAPII	14,26	WYKŁADZINA RULONOWA
1.2	GABINET TERAPII	14,26	WYKŁADZINA RULONOWA
1.3	SALA ZAJĘĆ	50,22	WYKŁADZINA RULONOWA
1.4	SALA ZAJĘĆ INDYWIDUALNYCH	16,12	WYKŁADZINA RULONOWA
1.5	SALA ZAJĘĆ	50,42	WYKŁADZINA RULONOWA
RAZEM POWIERZCHNIA		145,28	

LEGENDA:

Instalacje elektryczne:

	Gniazdo wtykowe 230V, podwójne
	Gniazdo wtykowe 230V, potrójne
	Wypust elektryczny 230V
	Wypust elektryczny 400V
	Łącznik oświetleniowy 1 – biegunowy, IP20
	1,2 RJ45 CAT. MIN.5e

JT	JT Architecture Ltd Farfield Park, Rotherham S63 5DB Adres do korespondencji: Nieżywiec 104 77-300 Człuchów		tel. kom. 0 509 093 621 tel. kom. 0 605 835 076 e-mail: jt-projekt@wp.pl www.jtarchitecture.pl		
	Inwestor: Adres:	GMINA BOBOLICE UL. RATUSZOWA 1 76-020 BOBOLICE			
	Obiekt:	BUDYNEK OŚWIATOWY- SZKOŁA PODSTAWOWA im. H. Sienkiewicza			
	Adres:	76-020 BOBOLICE UL. GŁOWACKIEGO 7d DZ. NR 286			
	Temat:	PRZEBUDOWA CZĘŚCI POMIESZCZEŃ BUDYNKU SZKOŁY.			
Nazwa rysunku:	RZUT PARTERU- INSTALACJE ELEKTRYCZNE	Rys. nr E-1	Skala 1:100		
Autorzy opracowania:	Imię i Nazwisko uprawnienia		Data Podpis		
Projektant instalacji el.:	mgr inż. GRZEGORZ DUDZIAK Upr. bud. nr POM/0165/PWBE/17 do projektowania w specjalności elektrotechnika bez ograniczeń		01.12.2022r.		