




proj. rozdzielnica
sekcijna T-P1

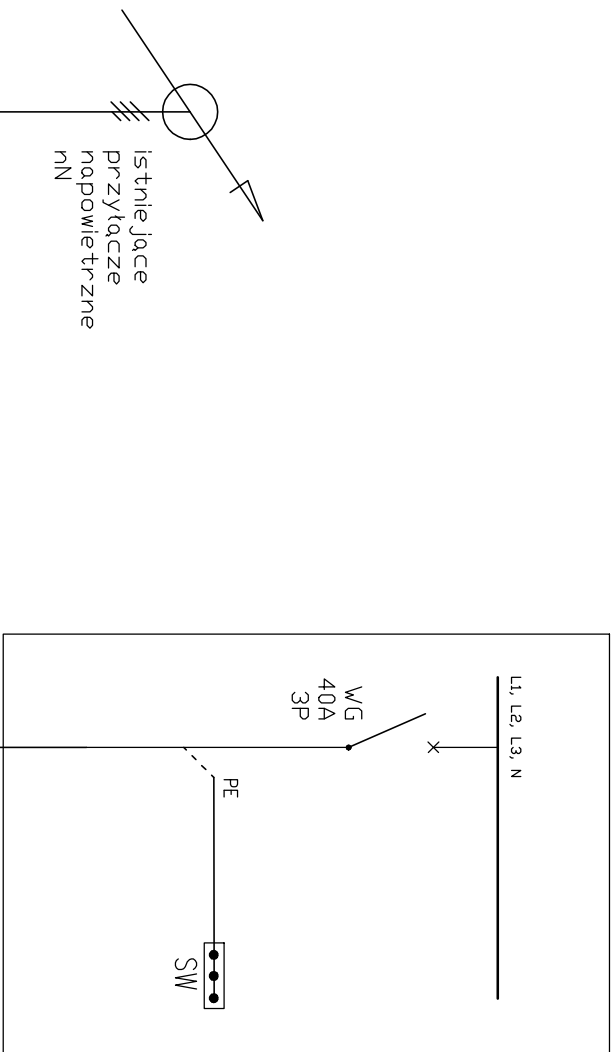

proj. rozdzielnica
sekcijna T-P2

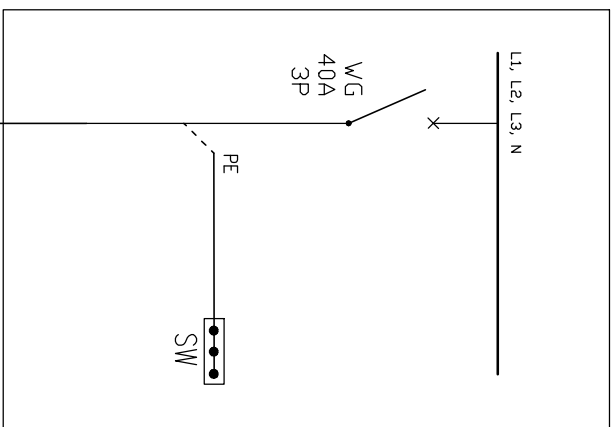

proj. rozdzielnica
sekcijna T-P3

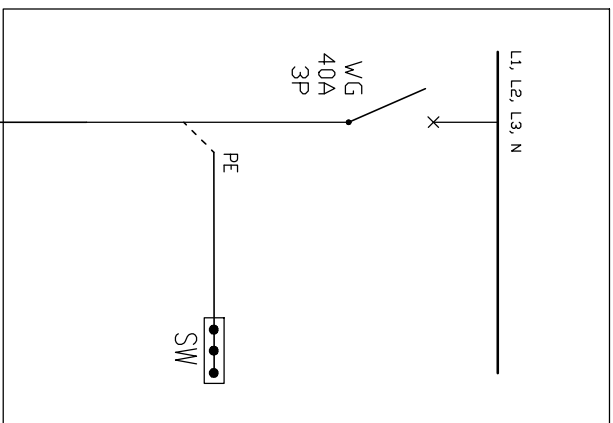


istniejący WLZ

gniazdo "AGREGAT"
na elewacji budynku

PWP
p.poż.

(instalować w pobliżu
wejścia do budynku)

(N)HXN 5x1,5mm² E90

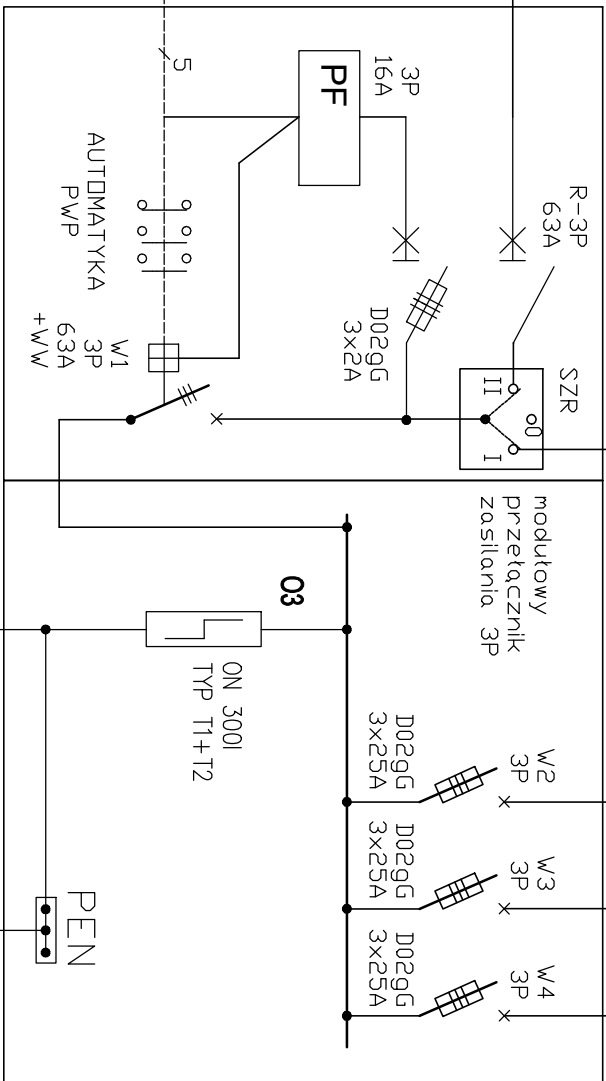

proj. rozdzielnica
RG-PWP



UWAGI:

1. Przejęcia przewodów przez strefy pożarowe należy zabezpieczyć materiałami o odporności ogniowej nie mniejszej od odporności przeszklony, przez którą są prowadzone.

Kable zasilające/sterujące instalacjami do walki z pożarem należy stosować w izolacji ognioodpornej zapewniającej ciągłość dostawy energii elektrycznej/sygnału przez czas wymagany do uruchomienia i działania ww. instalacji.

Główny wyłącznik prądu wyłącza wszystkie urządzenia w budynku.

OCHRONA OD PORAŻEN
ZGODNIE Z PN-IEC/HD 60364
SAMOCZYNNIE WYŁĄCZENIE
ZASILANIA W UKŁADZIE SIECI TN-S

tel. 605 039 359	e-mail: arekiecza@o2.pl
TEMAT PROJEKTU: LOKALIZACJA:	Opracowanie dokumentacji projektowo-kosztorysowej dla potrzeb remontu instalacji elektrycznej w budynku nr 56 na terenie kompleksu wosjkowego przy ul. Okólnej 37 w Toruniu
NAZWA RYSUNKU:	Schemat ideowy zasilania budynku nr 56
WYKONA:	Inż. inż. Arkadiusz Tęcza
PROJEKTANT:	mgr inż. Arkadiusz Tęcza
SPRAWDZAJĄCY:	inż. Ryszard Tęcza
DATA OPRACOWANIA:	07.2024
SKALA 1:100	NR RYSUNKU IE - 01