


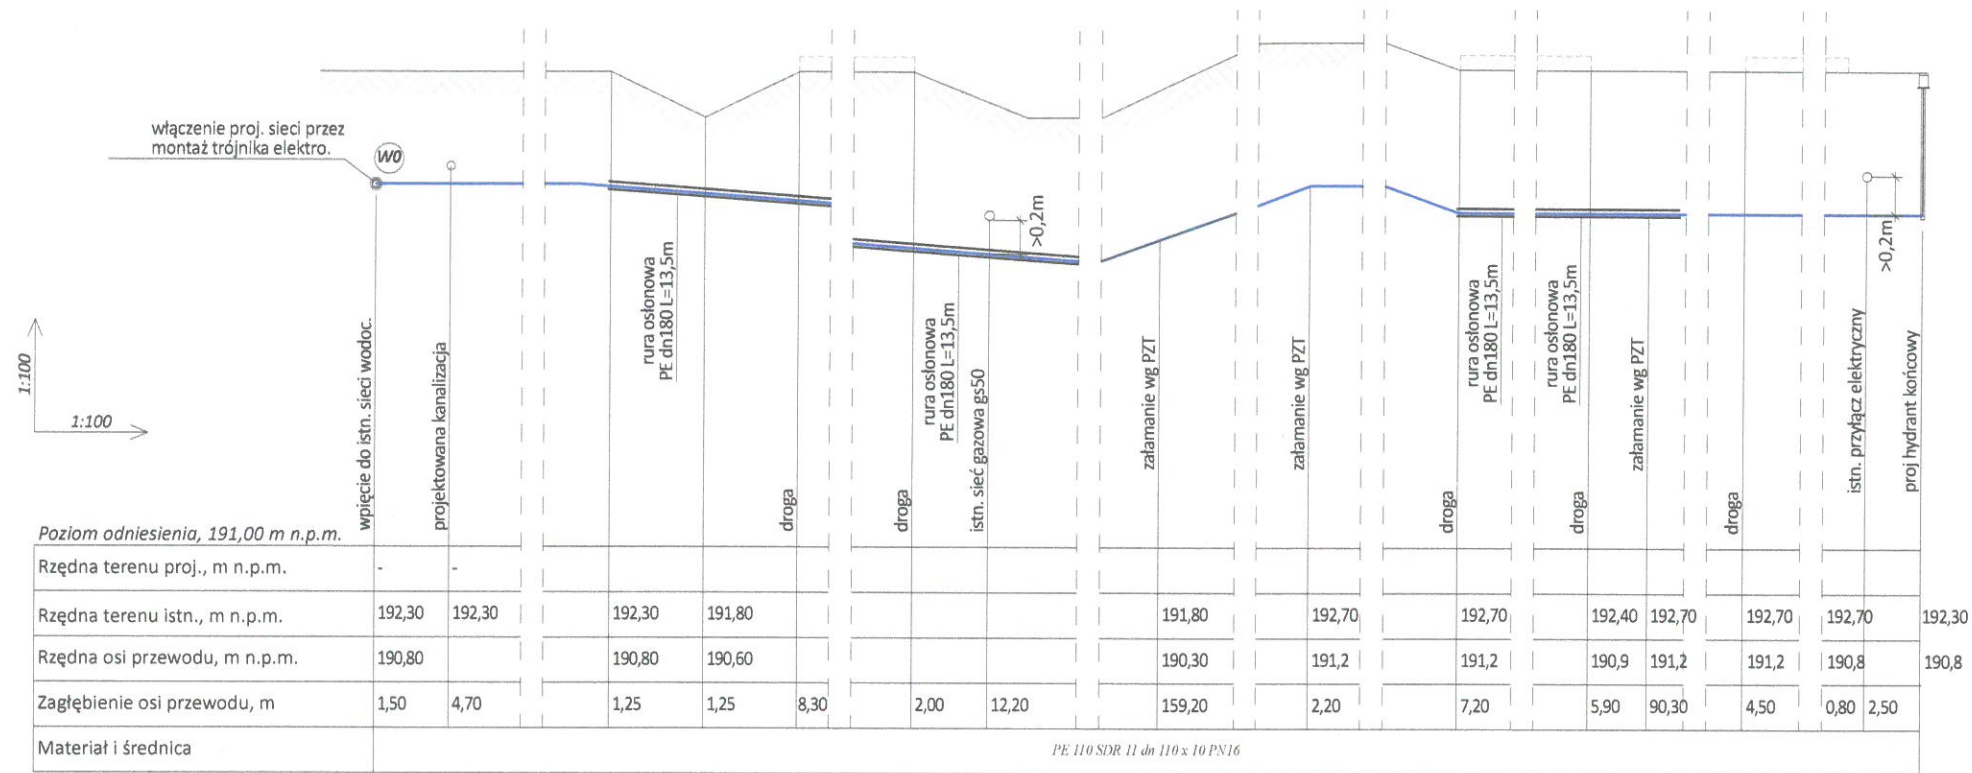

- UWAGI:**
- Głębokość posadowienia przewodów i urządzeń dostosować do rzeczywistych rzędnych na budowie.
 - Ostateczny dobór urządzeń może nastąpić w trakcie realizacji inwestycji w porozumieniu z Inwestorem i Właścicielem sieci.
 - W przypadku natrafienia na niewykazane na mapach uzbrojenie terenu należy natychmiast zawiadomić geodetę, projektanta i Właściciela danej sieci.

 PLANIK KAMIL MIAZGA 39-208 BRACIEJOWA 89 I NIP: 872 244 82 69		
TEMAT: Budowa sieci wodociągowej w miejscowości Grabiny obr. 0006 na dz. nr ewid. 984; 982/7; 999/3; 999/4; 999/5; 999/6; 999/8; 999/9; 1000; 1008.		
INWESTOR: Gmina Czarna 39-215 Czarna; ul. Dworcowa 6		
PRZEDMIOT RYSUNKU: PROFIL PODŁUŻNY SIECI WODOCIĄGOWEJ		
Projektował branża sanitarna: mgr inż. Janusz REGUŁA upr. PDK/0134/POOS/04		
Sprawdził branża sanitarna: mgr inż. Jan KOŃ upr. PDK/0116/PWOS/08		
Opracował: mgr inż. Kamil MIAZGA		
DATA: 21.11.2023r.	SKALA: 1:100	NUMER RYSUNKU: T 01
PRAWA AUTORSKIE ZASTRZEŻONE		