




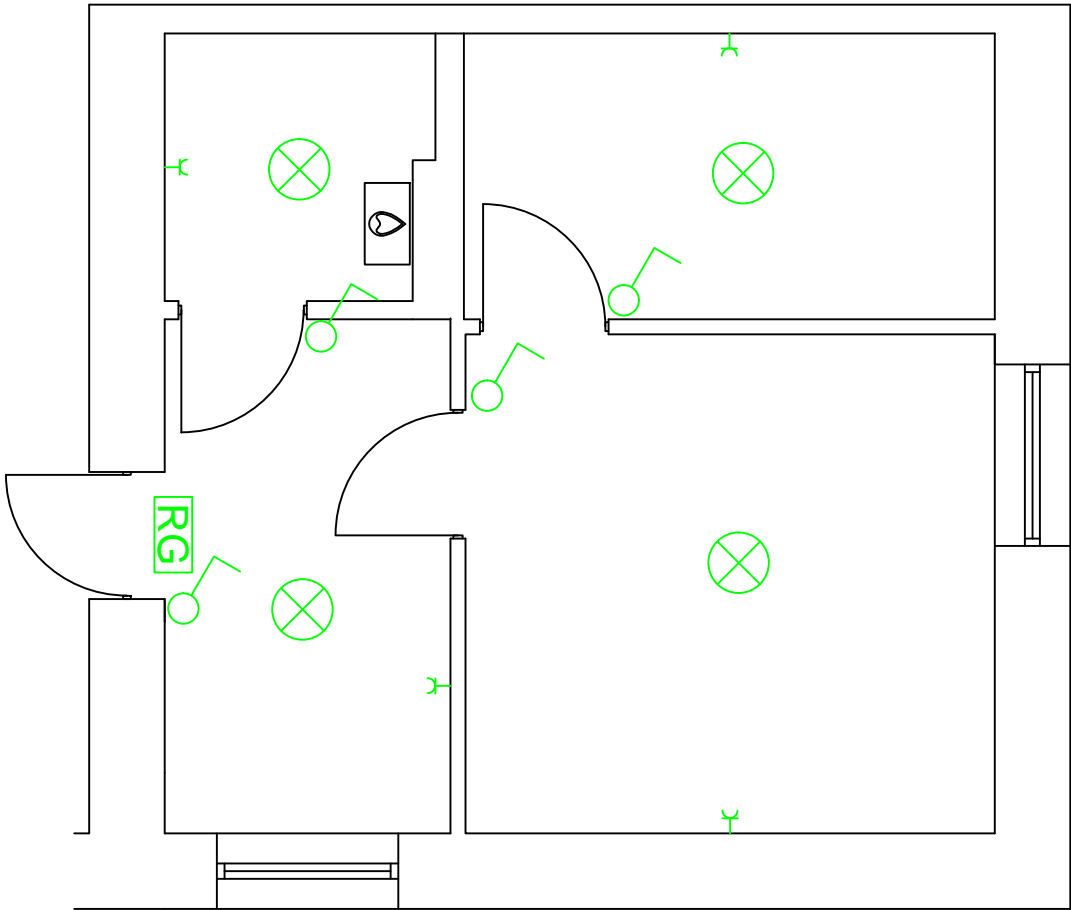


RZUT MIESZKANIA - INST. ELEKTRYCZNA



-  Punkt świetlny
-  Łącznik jednobiegunowy
-  Łącznik dwubiegunowy
-  Gniazdo ze stykiem ochronnym
-  Rozdzielnia główna

Rzut mieszkania - instalacja elektryczna				
Obiekt:	Lokal mieszkalny w budynku mieszkalnym, wielorodzinny ul. Wąska 4/2 64-100 Leszno			Inwestor:
				MZBK ul. J. Dekana 10 64-100 Leszno
Temat:		Remont lokalu mieszkalnego		
Sporządził:		Uprawnienia:		Podpis:
Tech. Bud. Mieczysław Pachura		364/82/Lo		DATA: 3/2023
				SKALA: 1:50
				RYS. NR: 4