


PROFIL PODŁUŻNY KANALIZACJI SANITARNEJ GRAWITACYJNEJ skala 1:100/500  
P3–S39 WRAZ Z ODGAŁĘZIENIAMI

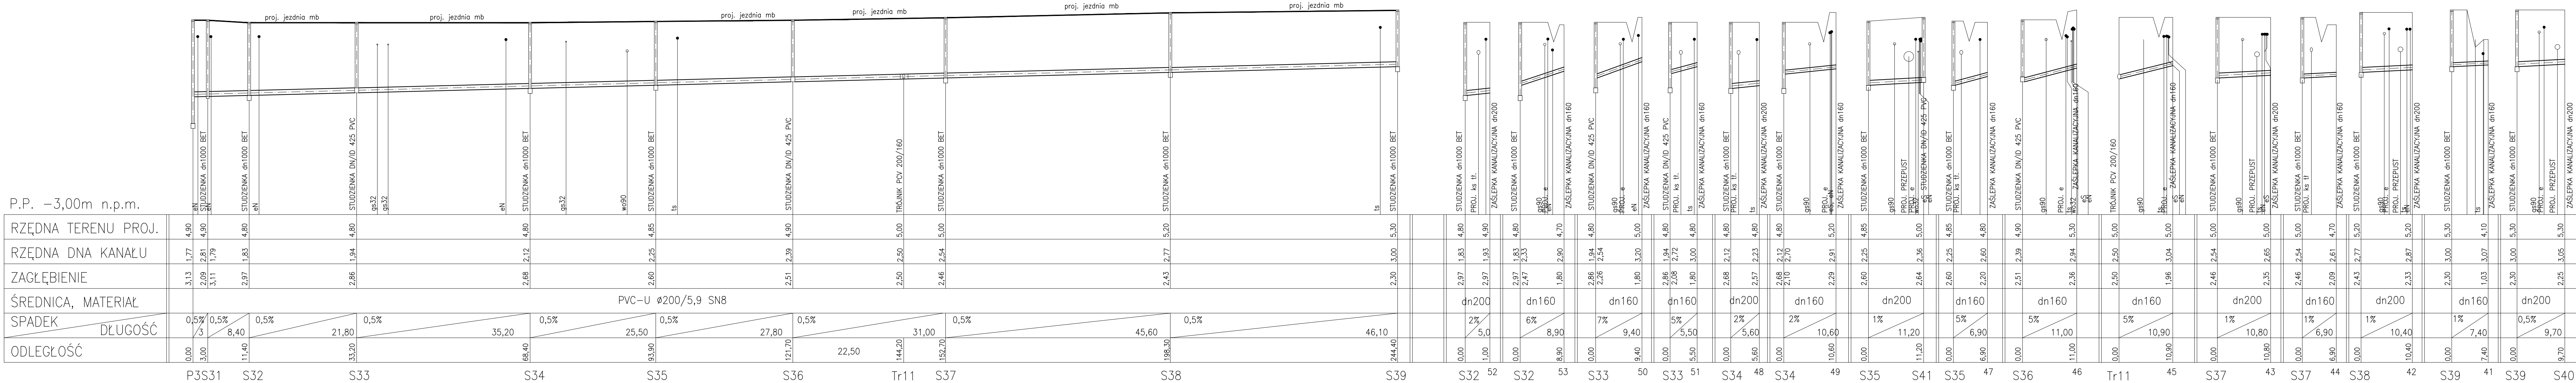

UWAGA:  
– PRZED WYKONANIEM KANALIZACJI BEZWZGLĘDNIE SPRAWDZIĆ RZĘDNE POSADOWIENIA ISTNIEJĄCEGO UZBROJENIA PODZIEMNEGO W SZCZEGÓLNOŚCI PRZEPUSTÓW POD DROGAMI.  
DOKŁADNĄ RZĘDNĄ KANALIZACJI SANITARNEJ POD PRZEPUSTAMI OKREŚLIĆ NA BUDOWIE.

– ODGAŁĘZIENIA KANALIZACJI SANITARNEJ WYKONAĆ Z RUR PVC-U DN/OD 160x4,7 , 200x,9 KLASA S (SDR34, SN8)

Objekt: SIEĆ KANALIZACJI SANITARNEJ GRAWITACYJNEJ Z ODGAŁĘZIENIAMI			
KANALIZACJA SANITARNA TŁOCZNA Z PRZEPOMOWNIAMI			
Adres: OBRĘB ŁĘKNO DZ. NR 19/2			
OBRĘB STRZEŻENICE DZ. NR 229/2, 229/3, 277/1, 175/19, 228/3, 230, 231/1			
Inwestor: GMINA BĘDZINO			
BĘDZINO 19, 76-037 BĘDZINO			
Treść rysunku: PROFIL PODŁUŻNY KANALIZACJI SANITARNEJ GRAWITACYJNEJ			
ODCINEK P3-S39 Z ODGAŁĘZIENIAMI			
Projektował:	Imię i Nazwisko mgr inż. L. Lubieta Serwata-Bunio UAN-073427/12/96 w zakresie sieci, instalacji i urządzeń sanitarnych	Data i podpis 07.2024	Skala: 1:100/500
Sprawdził:	mgr inż. Leszek Koszok ZAP/0081/PWOS/14 w zakresie sieci, instalacji i urządzeń sanitarnych	07.2024	Nr rys. 11