


PROFIL PODŁUŻNY KANALIZACJI SANITARNEJ GRAWITACYJNEJ skala 1:100/500  
ODCINEK P5-S85 Z ODGAŁĘZIENIAMI

P.P. 0,00m n.p.m.

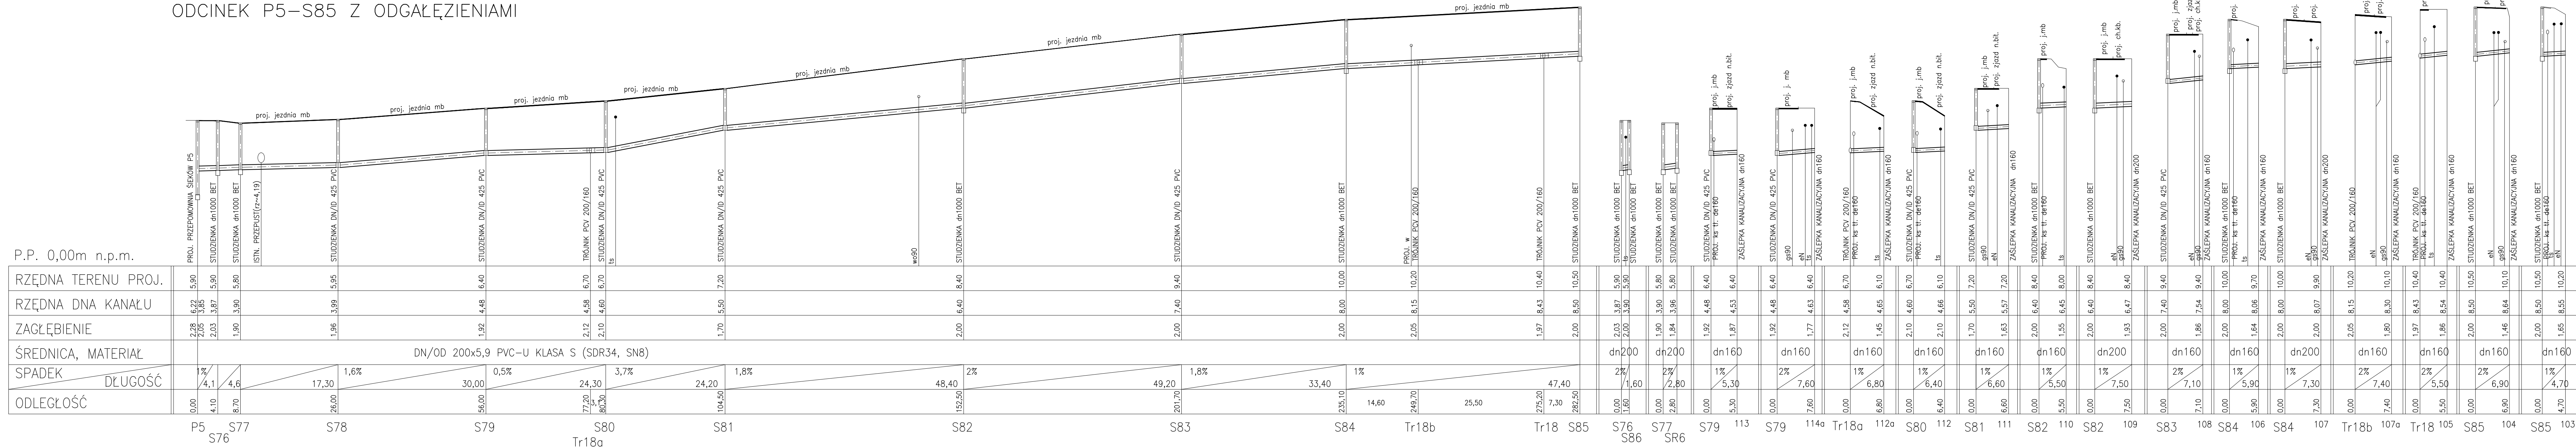

UWAGA:

– PRZED WYKONANIEM KANALIZACJI BEZWZGLĘDNIE SPRAWDZIĆ  
RZĘDNE POSADOWIENIA ISTNIEJĄCEGO UZBROJENIA PODZIEMNEGO  
W SZCZEGÓLNOŚCI PRZEPUSTÓW POD DROGAMI.  
DOKŁADNĄ RZĘDNĄ KANALIZACJI SANITARNEJ POD PRZEPUSTAMI  
OKREŚLIĆ NA BUDOWIE.

– ODGAŁĘZIENIA KANALIZACJI SANITARNEJ WYKONAĆ  
Z RUR PVC-U DN/OD 160x4,7 , 200x,9 KLASA S (SDR34, SN8)

Objekt:	SIĘĆ KANALIZACJI SANITARNEJ GRAWITACYJNEJ Z ODGĄEŻNIAMI KANALIZACJA SANITARNA ŁOŹCZA Z PRZEPŁOWNIAMI		
Adres:	OBRĘB ŁĘKNO DZ. NR 19/2 OBRĘB STRZĘŻENIE DZ. NR 229/2, 229/3, 277/1, 175/19, 228/3, 230, 231/1		
Investor:	GMINA BĘDZINO BĘDZINO 19, 76-037 BĘDZINO		
Treść rysunku:	PROFIL PODŁUŻNY KANALIZACJI SANITARNEJ GRAWITACYJNEJ ODCINEK PS-58S Z ODGĄEŻNIAMI		
Projektował:	Imię i Nazwisko mgr inż. Edyta Serwałko-Bunio UAN-1703247/12/96 w zakresie sił, instalacji i urządzeń sanitarnych	Data i podpis 07.02.24	Skala: 1:100/500
Sprawił/ził:	mgr inż. Leszek Koszarka ZAF/0081/PWOS/114 w zakresie sił, instalacji i urządzeń sanitarnych	07.02.24	Nr rys. 15