


PROFIL PODŁUŻNY KANALIZACJI SANITARNEJ GRAWITACYJNEJ skala 1:100/500
ODGAŁĘZIENIA DO ODCINKA S7-SR2

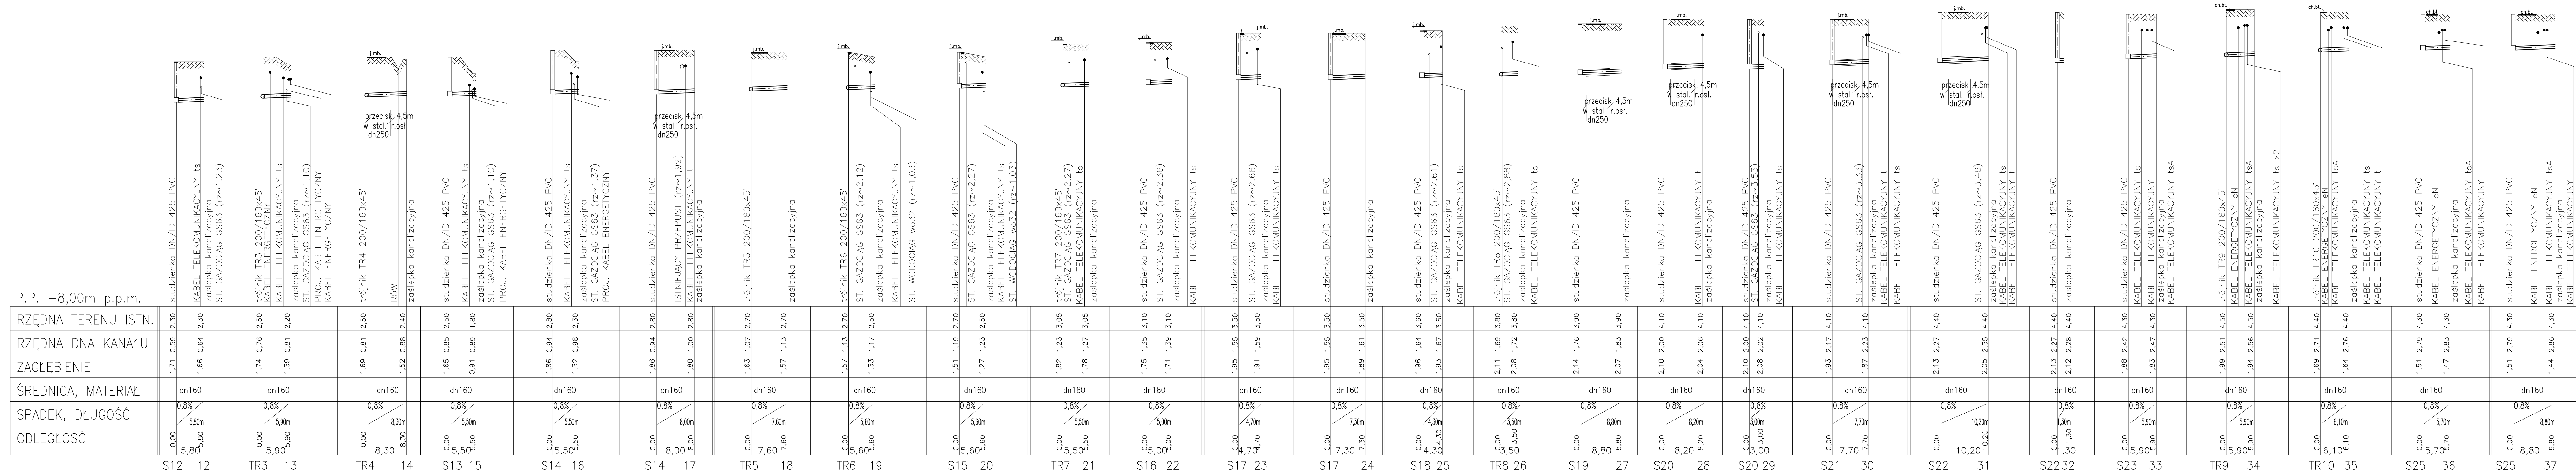

UWAGA:

– PRZED WYKONANIEM KANALIZACJI BEZWZGLĘDNIE SPRAWDZIĆ
RZĘDNE POSADOWIENIA ISTNIEJĄCEGO UZBROJENIA PODZIEMNEGO
W SZCZEGÓLNOŚCI PRZEPUSTÓW POD DROGAMI.

DOKŁADNĄ RZĘDNĄ KANALIZACJI SANITARNEJ POD PRZEPUSTAM
OKREŚLIĆ NA BUDOWIE.

– ODGAŁĘZIENIA KANALIZACJI SANITARNEJ WYKONAĆ

Z RUR PVC-U DN/OD 160x4,7 , 200x,9 KLASA S (SDR34, SN8)

Objekt:	SIĘĆ KANALIZACJI SANITARNEJ GRAWITACYJNEJ Z ODGAŁĘZIENIAMI KANALIZACJA SANITARNA ŁŁCZONA Z PRZEPŁYWNIAMI			
Adres:	OBRĘB ŁĘKNO DZ. NR 19/2 OBRĘB STRZĘŻENIE DZ. NR 229/2, 229/3, 277/1, 175/19, 228/3, 230, 231/1			
Inwestor:	GMINA BĘDZINO BĘDZINO 19, 76-037 BĘDZINO			
Treść rysunku:	PROFIL PODŁUŻNY KANALIZACJI SANITARNEJ GRAWITACYJNEJ ODGAŁĘZIENIA DO ODCINKA 57-SR2			
Projektował:	Imię i Nazwisko mgr inż. Ewelina Serwatka-Bunio UAN-073427/12/96	Data i podpis 07.02.24	Skala: 1:100-500	
Sprawdził:	w zakresie siły, instalacji i urządzeń sanitarnych mgr inż. Leszek Kaszk 249/0081/PWOS/2014	07.02.24	Nr rys. 9	
	w zakresie siły, instalacji i urządzeń sanitarnych			