


PROFIL PODŁUŻNY KANALIZACJI SANITARNEJ GRAWITACYJNEJ skala 1:100/500
ODCINEK S7-SR2

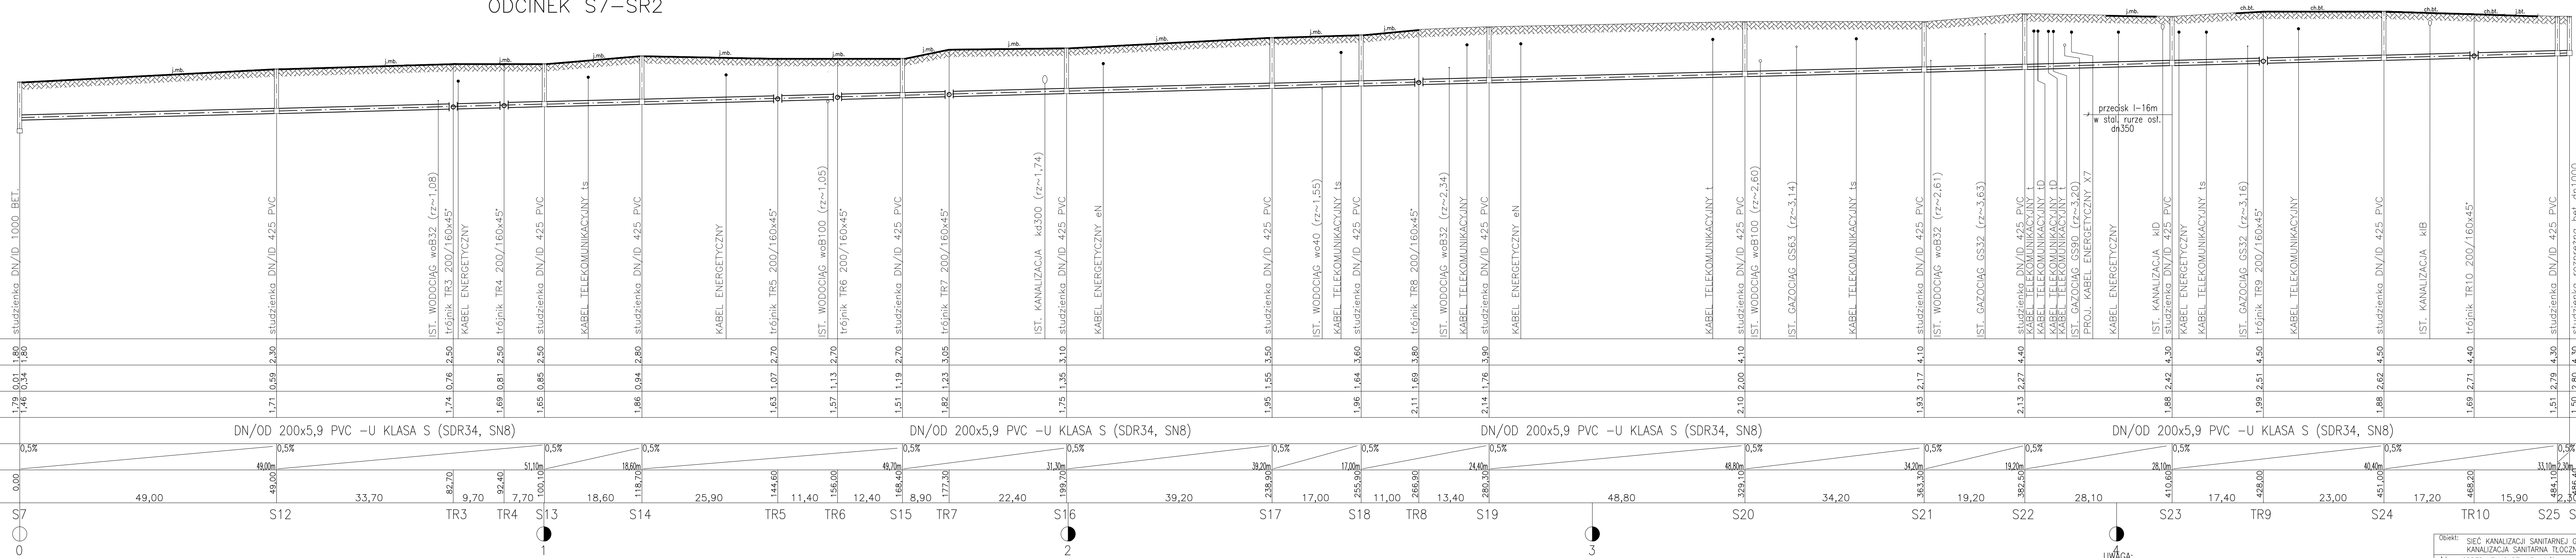

P.P. -8,00m p.p.m

RZĘDNA TERENU ISTN.																				
RZĘDNA DNA KANAŁU																				
ZAGŁĘBIENIE																				
ŚREDNICA, MATERIAŁ	DN/OD 200x5,9 PVC –U KLASA S (SDR34, SN8)																			
SPADEK, DŁUGOŚĆ	0,5%																			
ODLEGŁOŚĆ																				

HEKTOMETRY

UWAGA:
– PRZED WYKONANIEM KANALIZACJI BEZWZGLĘDNIE SPRAWDZIĆ
RZĘDNE POSADOWIENIA ISTNIEJĄCEGO UZBROJENIA PODZIEMNEGO
W SZCZEGÓLNOŚCI PRZEPUSTÓW POD DROGAMI.
DOKŁADNĄ RZĘDNĄ KANALIZACJI SANITARNEJ POD PRZEPUSTAMI
OKREŚLIĆ NA BUDOWIE.

- ODGAŁĘZIENIA KANALIZACJI SANITARNEJ WYKONAĆ
Z RUR PVC-U DN/OD 160x4,7 , 200x9,9 KLASA S (SDR34, SN8

Objekt:	SIEĆ KANALIZACJI SANITARNEJ GRAWITACYJNEJ Z ODGAŁĘZIENIAMI KANALIZACJA SANITARNA ŁOŹCZNA Z PRZEPOMOWNIAMI			
Adres:	OBRĘB LEKNO DZ. NR 19/2 OBRĘB STRZEŻENICE DZ. NR 229/2, 229/3, 277/1, 175/19, 228/3, 230, 231/1			
Inwestor:	GMINA BĘDZINO BĘDZINO 19, 76-037 BĘDZINO			
Treść rysunku:	PROFIL PODŁUŻNY KANALIZACJI SANITARNEJ GRAWITACYJNEJ ODKINEK SR-5R2			
Projektował:	Imię i Nazwisko mgr inż. Elżbieta Serwatko-Bunio UAN-U73427/12/96 w zakresie sieci, instalacji i urządzeń sanitarnych	Data i podpis 07.2024	Skala: 1:100/500	
Sprawdził:	mgr inż. Leszek Kaszała ZAP/0081/PWOS/14 w zakresie sieci, instalacji i urządzeń sanitarnych	07.2024	Nr rys. 8	