


PROFIL PODŁUŻNY KANALIZACJI SANITARNEJ GRAWITACYJNEJ skala 1:100/500

ODGAŁĘZIENIA DO ODCINKA S31–SR4

P.P. 0,00m n.p.m.

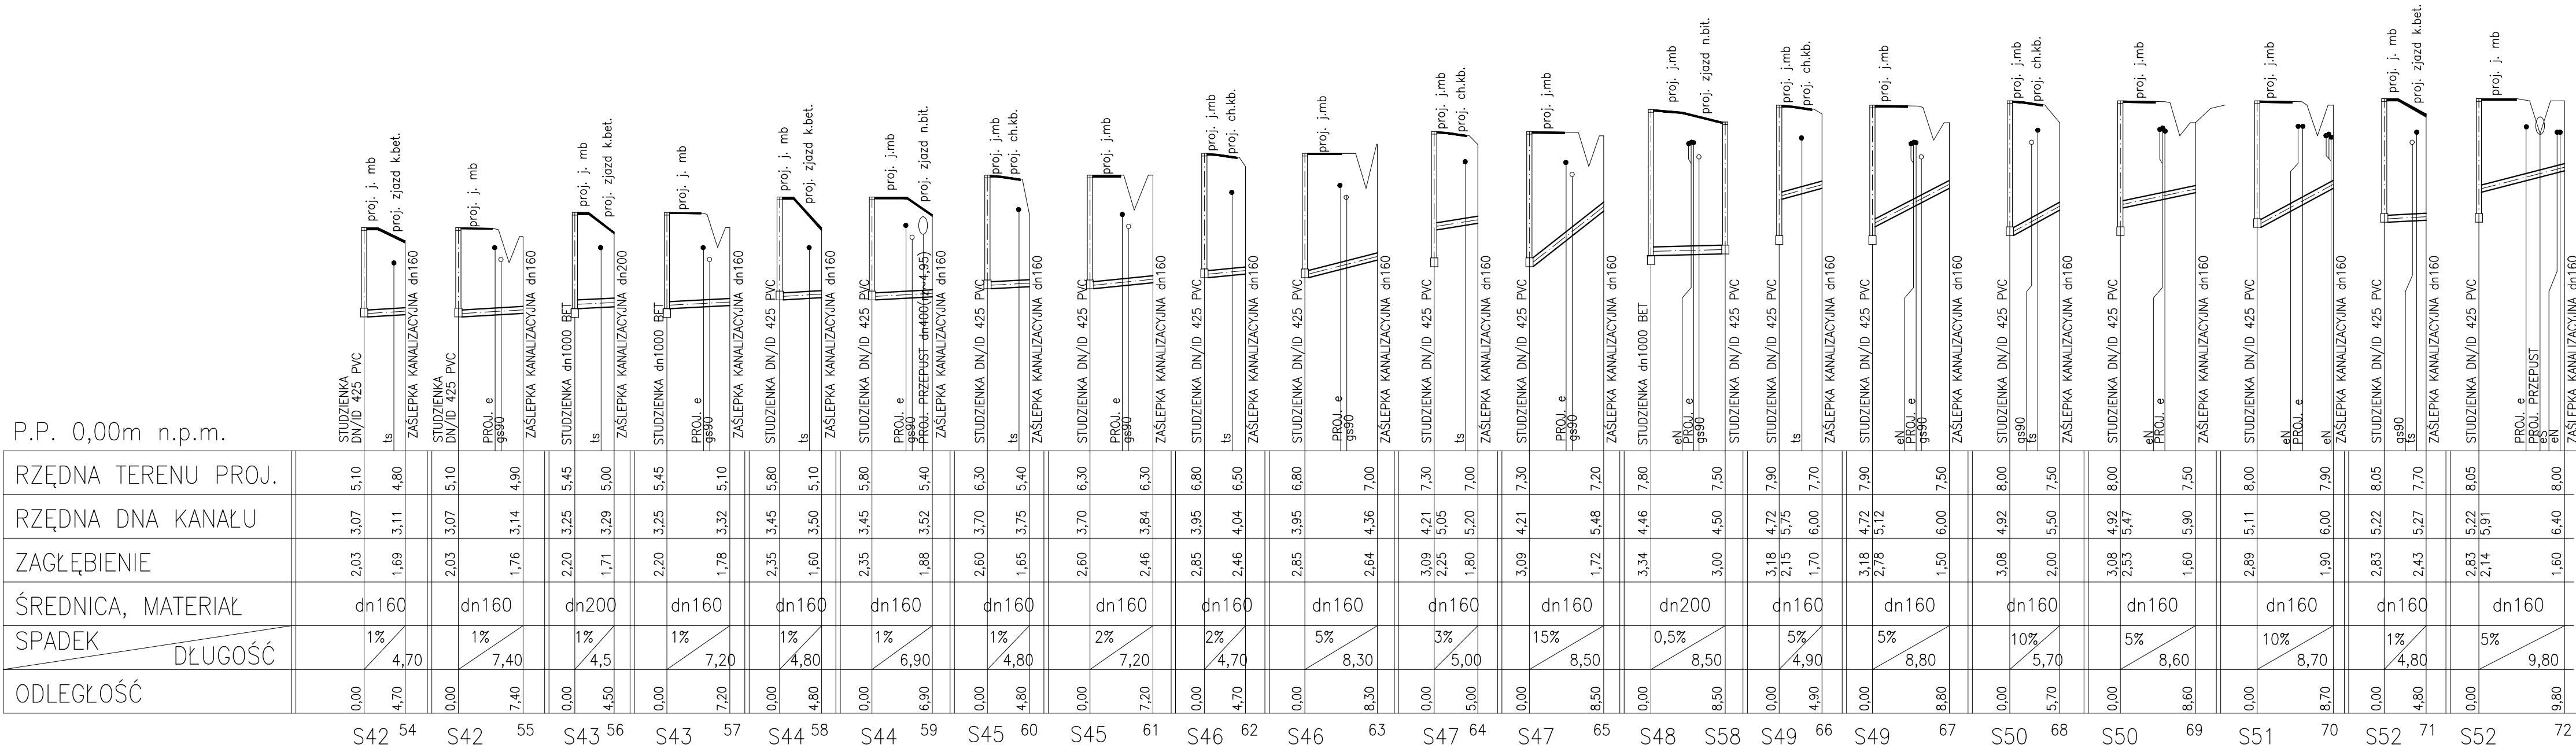

UWAGA:

– PRZED WYKONANIEM KANALIZACJI BEZWZGLĘDNE SPRAWDZIĆ RZĘDNE POSADOWIENIA ISTNIEJĄCEGO UZBROJENIA PODZIEMNEGO W SZCZEGÓLNOŚCI PRZEPUSTÓW POD DROGAMI.

DOKŁADNĄ RZĘDNĄ KANALIZACJI SANITRANEJ POD PRZEPUSTAMI OKREŚLIĆ NA BUDOWIE.

– ODGAŁĘZIENIA KANALIZACJI SANITARNEJ WYKONAĆ Z RUR PVC–U DN/OD 160x4,7 , 200x9 KLASA S (SDR34, SN8)

Objekt: SIEĆ KANALIZACJI SANITARNEJ GRAWITACYJNEJ Z ODGAŁĘZIENIAMI KANALIZACJA SANITARNA TŁOCZNA Z PRZEPOMOWNIAMI			
Adres: OBRĘB ŁEKNO DZ. NR 19/2 OBRĘB STRZEŻENICE DZ. NR 229/2, 229/3, 277/1, 175/19, 228/3, 230, 231/1			
Inwestor: GMINA BĘDZINO BĘDZINO 19, 76–037 BĘDZINO			
Treść rysunku: PROFIL PODŁUŻNY KANALIZACJI SANTARNEJ GRAWITACYJNEJ ODGAŁĘZIENIA DO ODCINKA S31–SR4			
Projektował:	Imię i Nazwisko mgr inż.Elżbieta Serwatka–Bunio UAN–U73427/12/96 w zakresie sieci, instalacji i urządzeń sanitarnych	Data i podpis 07.2024	Skala: 1:100/500
Sprawdził:	mgr inż.Leszek Kaszak ZAP/0081/PWOS/14 w zakresie sieci, instalacji i urządzeń sanitarnych	07.2024	Nr rys. 13