


7394900,00  
6004000,00

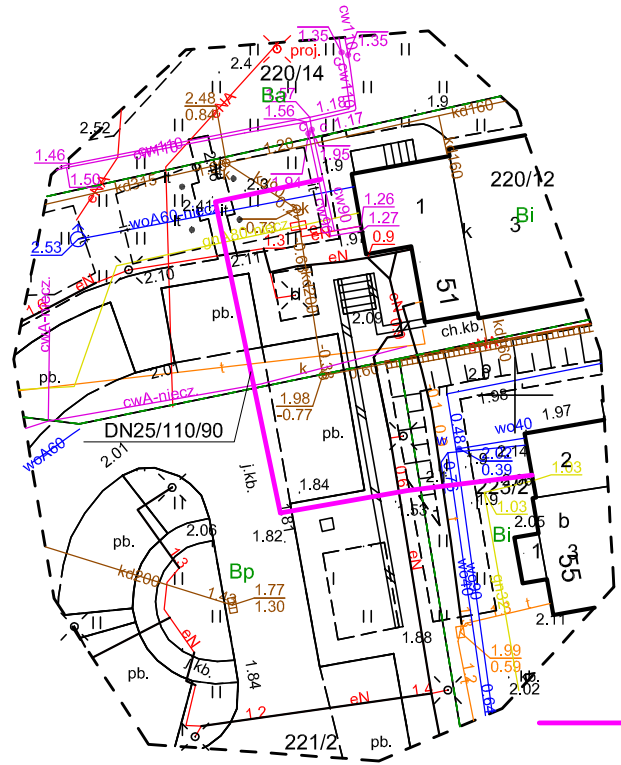

przyłłącze ciepłownicze Dn25/110/90

Poświadczam się za zgodność z oryginałem mapy do celów projektowych

.....  
Podpis projektanta

7394900,00  
6003950,00

7394900,00  
6003950,00

Poświadczam, że niniejszy dokument został opracowany w wyniku prac geodezyjnych i kartograficznych, których rezultaty zawiera operat techniczny pozytywnie zweryfikowany. Jednocześnie informuję, że jestem świadomy odpowiedzialności karnej za złożenie fałszywych oświadczeń.	
Identyfikator zgłoszenia prac geodezyjnych	DGNIG-MODGIK.6640.1.505.2024
Organ służby geodezyjnej, który otrzymał zgłoszenie	PREZYDENT MIASTA ELBLĄGA
Nr oraz data sporządzenie dokumentu zawierającego wynik pozytywnie] weryfikacji]	protokół nr 1 z dnia 05.07.2024r.
Wykonawca prac geodezyjnych	Marek Dwulat GEODEZJA ul. Grunwaldzka 2B 82-300 Elbląg
Imię, zawisko oraz nr uprawnień zawodowych kierownika prac geodezyjnych	GEODETA UPRAWNIONY Marek Dwulat nr upr. 16008

ELBLĄSKIE PRZEDSIĘBIORSTWO ENERGETYKI CIEPLNEJ Sp. z o.o. BIURO PROJEKTÓW I ROZWOJU					
Budowa przyłącza ciepłowniczego do budynku przy ul. Warszawskiej 55 w Elblągu	Projektant:	Imię i nazwisko	Nr uprawnień	Data	Podpis
	Opracowała:	mgr inż. Sylwia Sobiecka	WAW/0122/PADS/09	2024.08	
Rodzaj opracowania	Branża	Nazwa rysunku	Nr rys	podziałka	
PROJEKT BUDOWLANY PRZYŁĄCZA C.O.	SANITARNA	PLAN ZAGOSPODAROWANIA TERENU	1	1:500	

MAPA DO CELÓW PROJEKTOWYCH  
Skala 1:500  
ELBLĄG ul. Warszawska 55

Jednostka ewidencyjna: 286101, M.Elbląg  
Obręb : 0015  
Nazwa układu współrzędnych: prostokątnych płaskich - "2000/7"  
układu wysokości- "PL-EVRF2007-NH"

Oznaczenie granic obszaru, który był przedmiotem aktualizacji

Wykonawca roboty:  
GEODETA UPRAWNIONY  
mgr. inż. Marek Dwulat  
nr upr. 16008

.....  
Imię i nazwisko geodety uprawnionego, który opracował mapę nr uprawnień

Data opracowania mapy: 01.07.2024r.  
Id.zgł. DGNIG-MODGIK.6640.1.505.2024