


RZUT PIĘTRA
SKALA 1:200

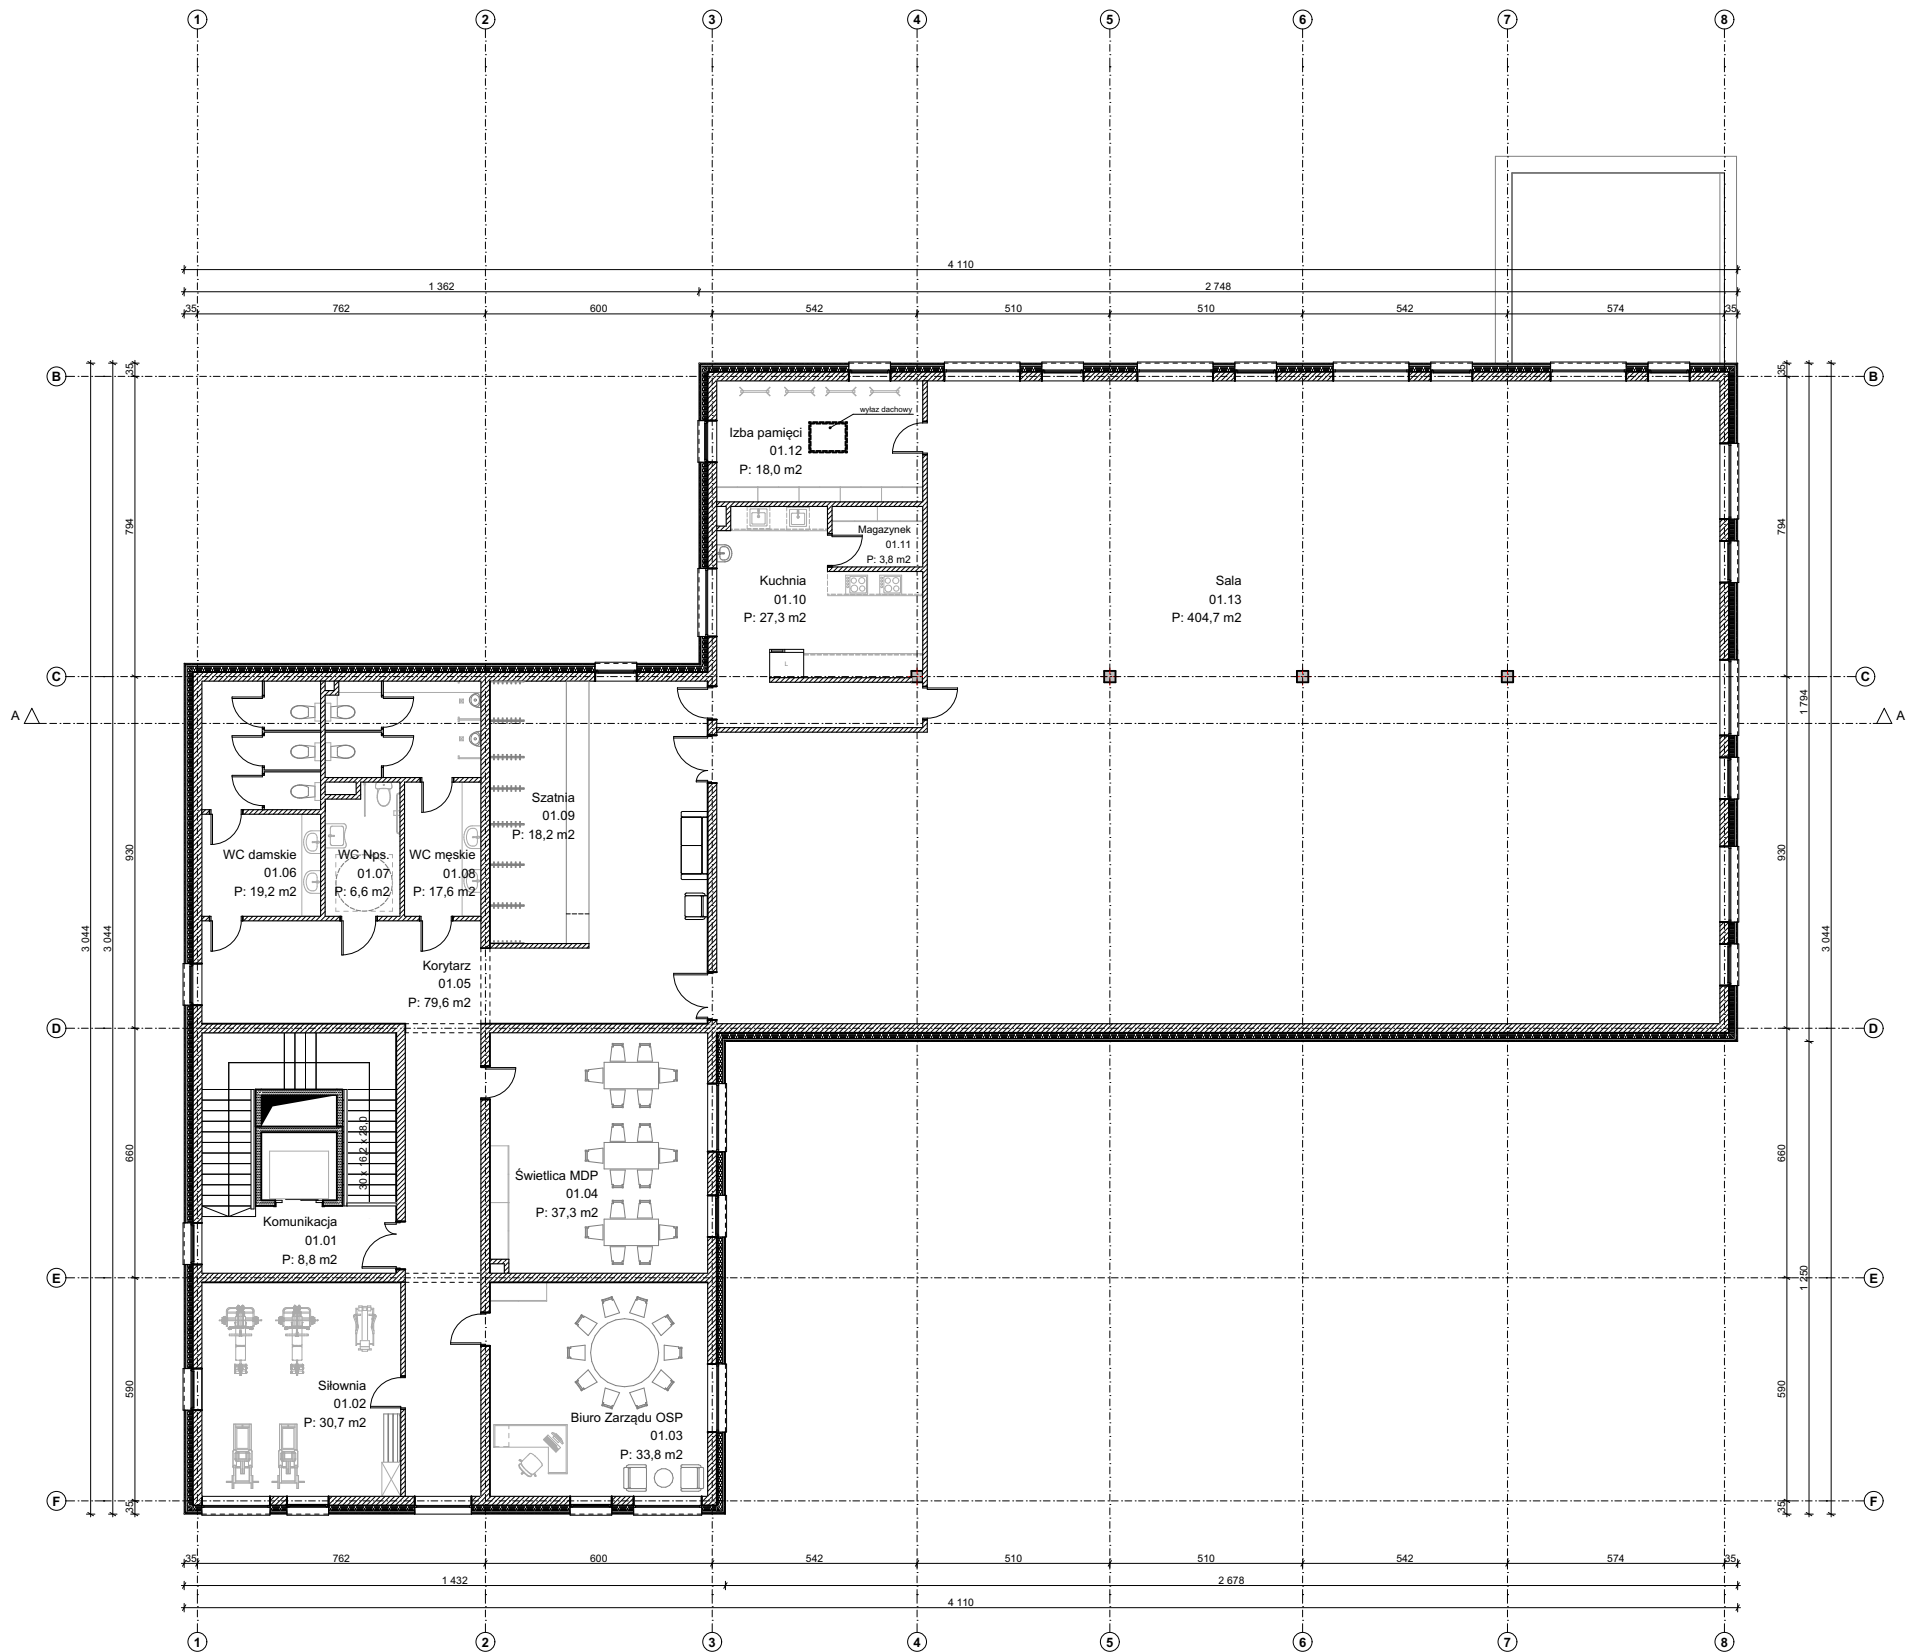


Zestawienie pomieszczeń			
Kondygnacja	Nr	Nazwa pomieszczenia	Powierzchnia m2
Piętro 1			
	01.01	Komunikacja	8,8
	01.02	Słownia	30,7
	01.03	Biuro Zarządu OSP	33,8
	01.04	Świetlica MDP	37,3
	01.05	Korytarz	79,2
	01.06	WC damskie	19,2
	01.07	WC Nps.	6,6
	01.08	WC męskie	17,6
	01.09	Szatnia	18,2
	01.10	Kuchnia	27,3
	01.11	Magazynek	3,8
	01.12	Izba pamięci	18,0
	01.13	Sala	399,2
			699,7 m²

NAZWA RYSUNKU RZUT PIĘTRA

INWESTOR:
Gmina Miejska Starogard Gdański
ul. Gdańska 6, 83-200 Starogard Gdański

NAZWA
INWESTYCJI:
Budowa budynku strażnicy Ochotniczej Straży
Pożarnej wraz z niezbędną infrastrukturą
techniczną

STADIUM: koncepcja

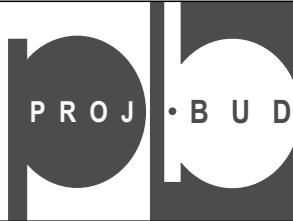

PROJ BUD Arkadiusz Bogusiewicz
ul. Gen. Józefa Hallera 137, 87-100 Toruń

PROJEKTANT

mgr inż. arch. Aleksandra Sądej

PROJEKTANT

mgr inż. arch. Julia Tycińska

BRANŻA:

ARCHITEKTURA

PODPIS

SKALA:

1:200

FORMAT

A3

DATASPORZĄDZENIA:

15.11.2023

NR RYSUNKU

03