
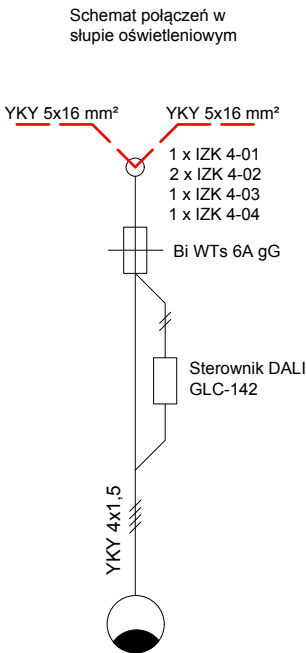


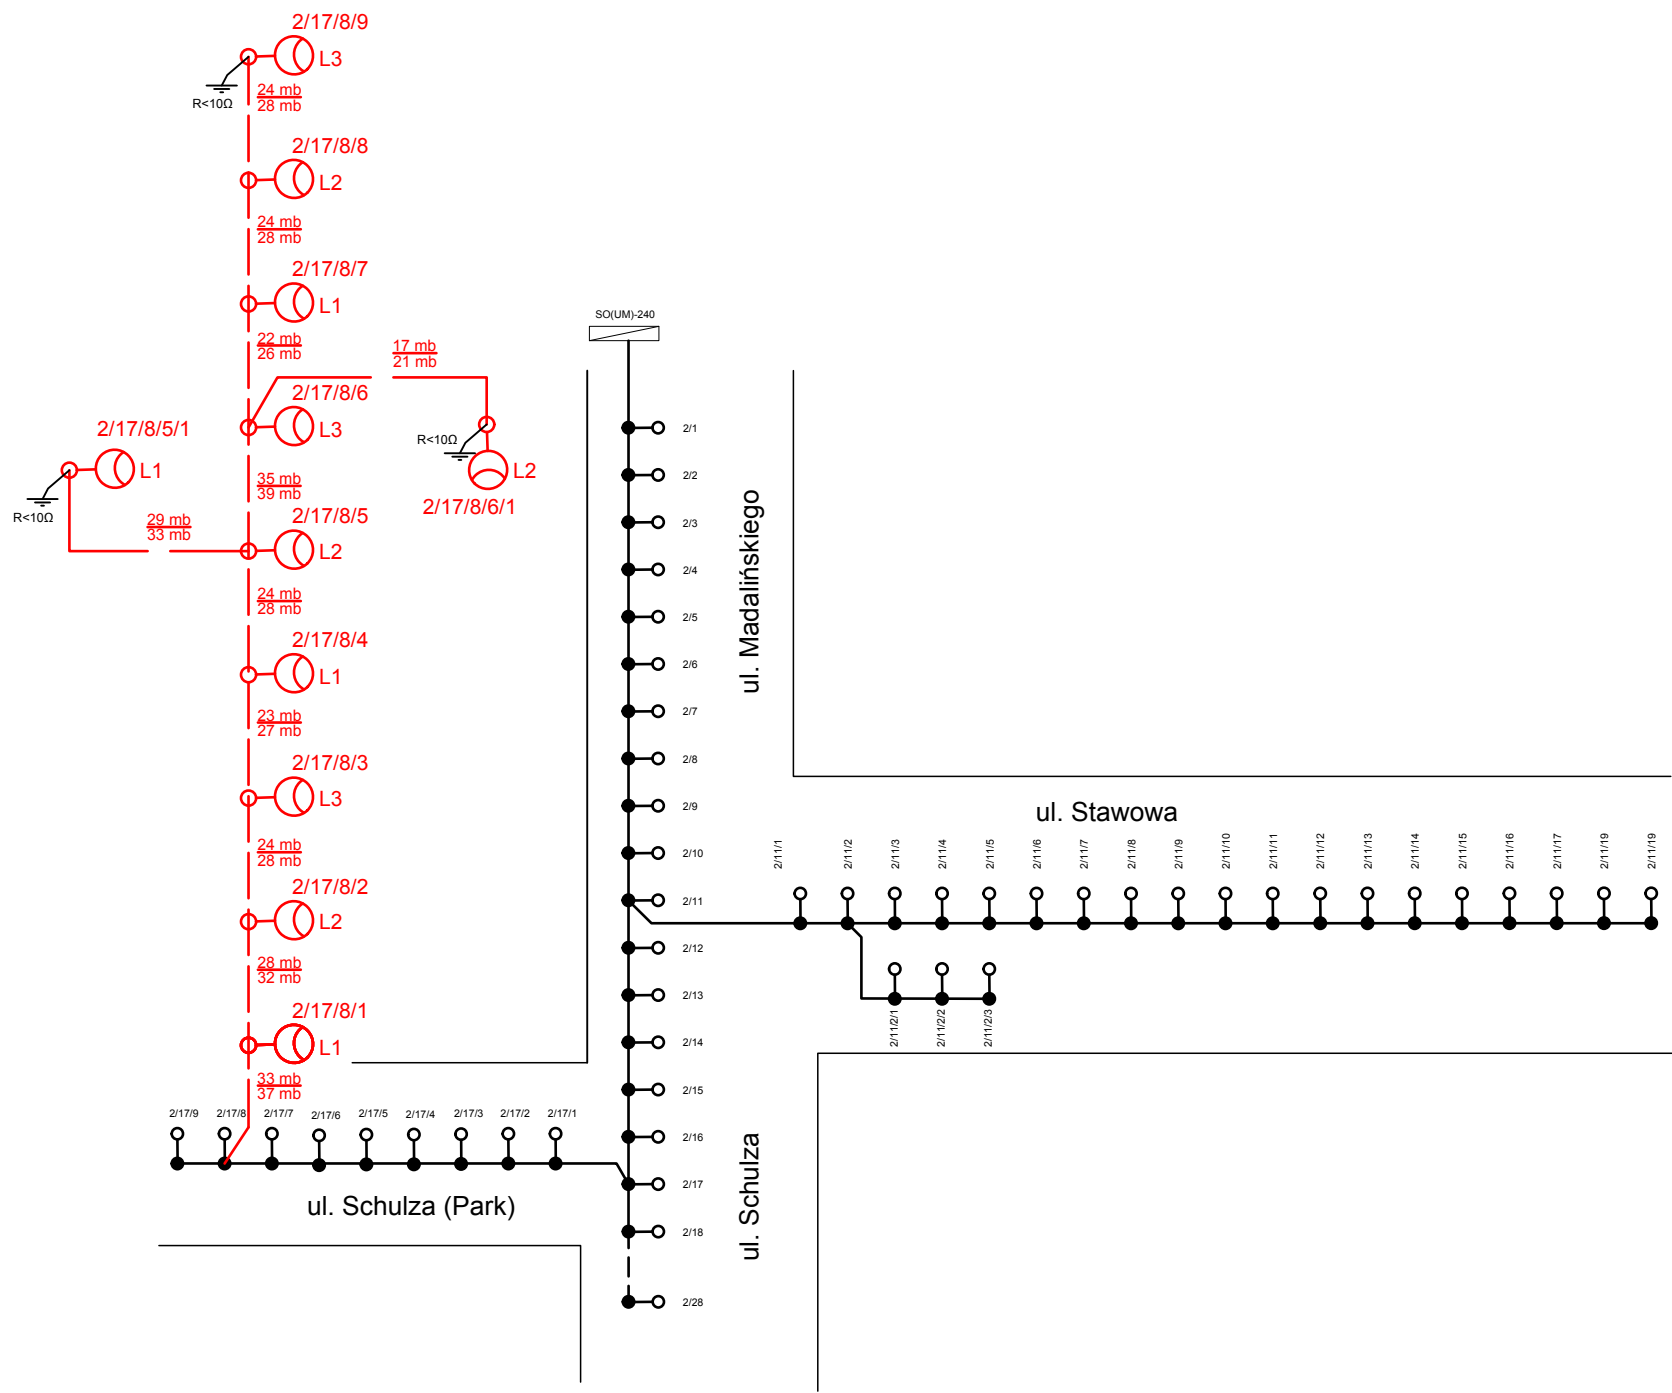

Wykonawca: ATELBUD Sp. z o.o. ul. Księdza Józefa Schulza 9, 85-315 Bydgoszcz		
Inwestor: Zarząd Dróg Miejskich i Komunikacji Publicznej w Bydgoszczy Sp. z o.o. ul. Toruńska 174a, 85-844 Bydgoszcz		
Temat: Budowa oświetlenia alejki parkowej w Parku 2. Korpusu Obrony Powietrznej przy ul. ks. Schulza w Bydgoszczy		
Nazwa rys. Schemat sieci oświetleniowej		
Adres inwestycji: ul. ks. Schulza - obr. 274, dz. nr 2/14, 11/10		Nr rys. E-02
BRAN?A:	ELEKTRYCZNA	Skala 1:500
Projektował:	mgr inż. Krzysztof Tyma nr upr. KUP/O106/PBE/16 specjalność: instalacje elektryczne	Data 28-08-2024