

Mapa do cel?w projektowych
skala 1 : 500

Bydgoszcz – ul. Schulza

jedn. ew.: m. Bydgoszcz (046101_1)
obr?: 274
ark. mapy: mapa numeryczna
PUWG: 2000 strefa 6
uk?: wys.: PL–EVRF2007–NH

MPG.D.422.1058.2024
Bydgoszcz, dnia 29.04.2024r.

GEODEZJA–PROFIL Sp. z o.o.
Bydgoszcz, ul. Gogoli?ska 15
tel. 509–328–309

NIE WYKONANO USTALE? OBCE?E? S?U?EBNO?CIAMI GRUNTOWYMI.

Po?wiadcza si?, ?e niniejszy dokument zosta? opracowany w wyniku prac geodezyjnych i kartograficznych, kt?rych rezultaty zawiera operat techniczny pozytywnie zweryfikowany. Jednocześnie informuj?, ?e jestem ?wiadomy odpowiedzialno?ci karnej za z?o?enie fa?szywego o?wiadczenia.

ID. zg?oszenia prac geodezyjnych	MPG.D.422.1058.2024
Organ s?u?by geodezyjnej, kt?ry otrzyma? zg?oszenie	Prezydent Miasta Bydgoszczy
Wykonawca prac geodezyjnych	Geodezja–Profil Sp. z o.o. ul. Gogoli?ska 15 85–409 Bydgoszcz


Nr oraz data sporz?dzenia dokumentu: 2
zawieraj?cego wynik pozytywnej oceny: 11.07.2024r.

Imi? i nazwisko oraz nr uprawnie? zawodowych kierownika prac geod.
Rafa? Grabiszewski
(uprawnienia zawodowe nr 14300)

Zespół Uzgodnienia Dokumentacji Projektowej w Bydgoszczy
Aktualno–projektowane–stacj–uzgodnione–w–ZUPD
Bros projektowanych stacji w ZUPD
Stan na dzien: 24.04.2024r.

Nie wyklucza si?, istnienia w terenie r?wnie? urz?dze? podziemnych u?o?onych, a nie zg?oszonych do inwentaryzacji geodezyjnej.

zakres opracowania

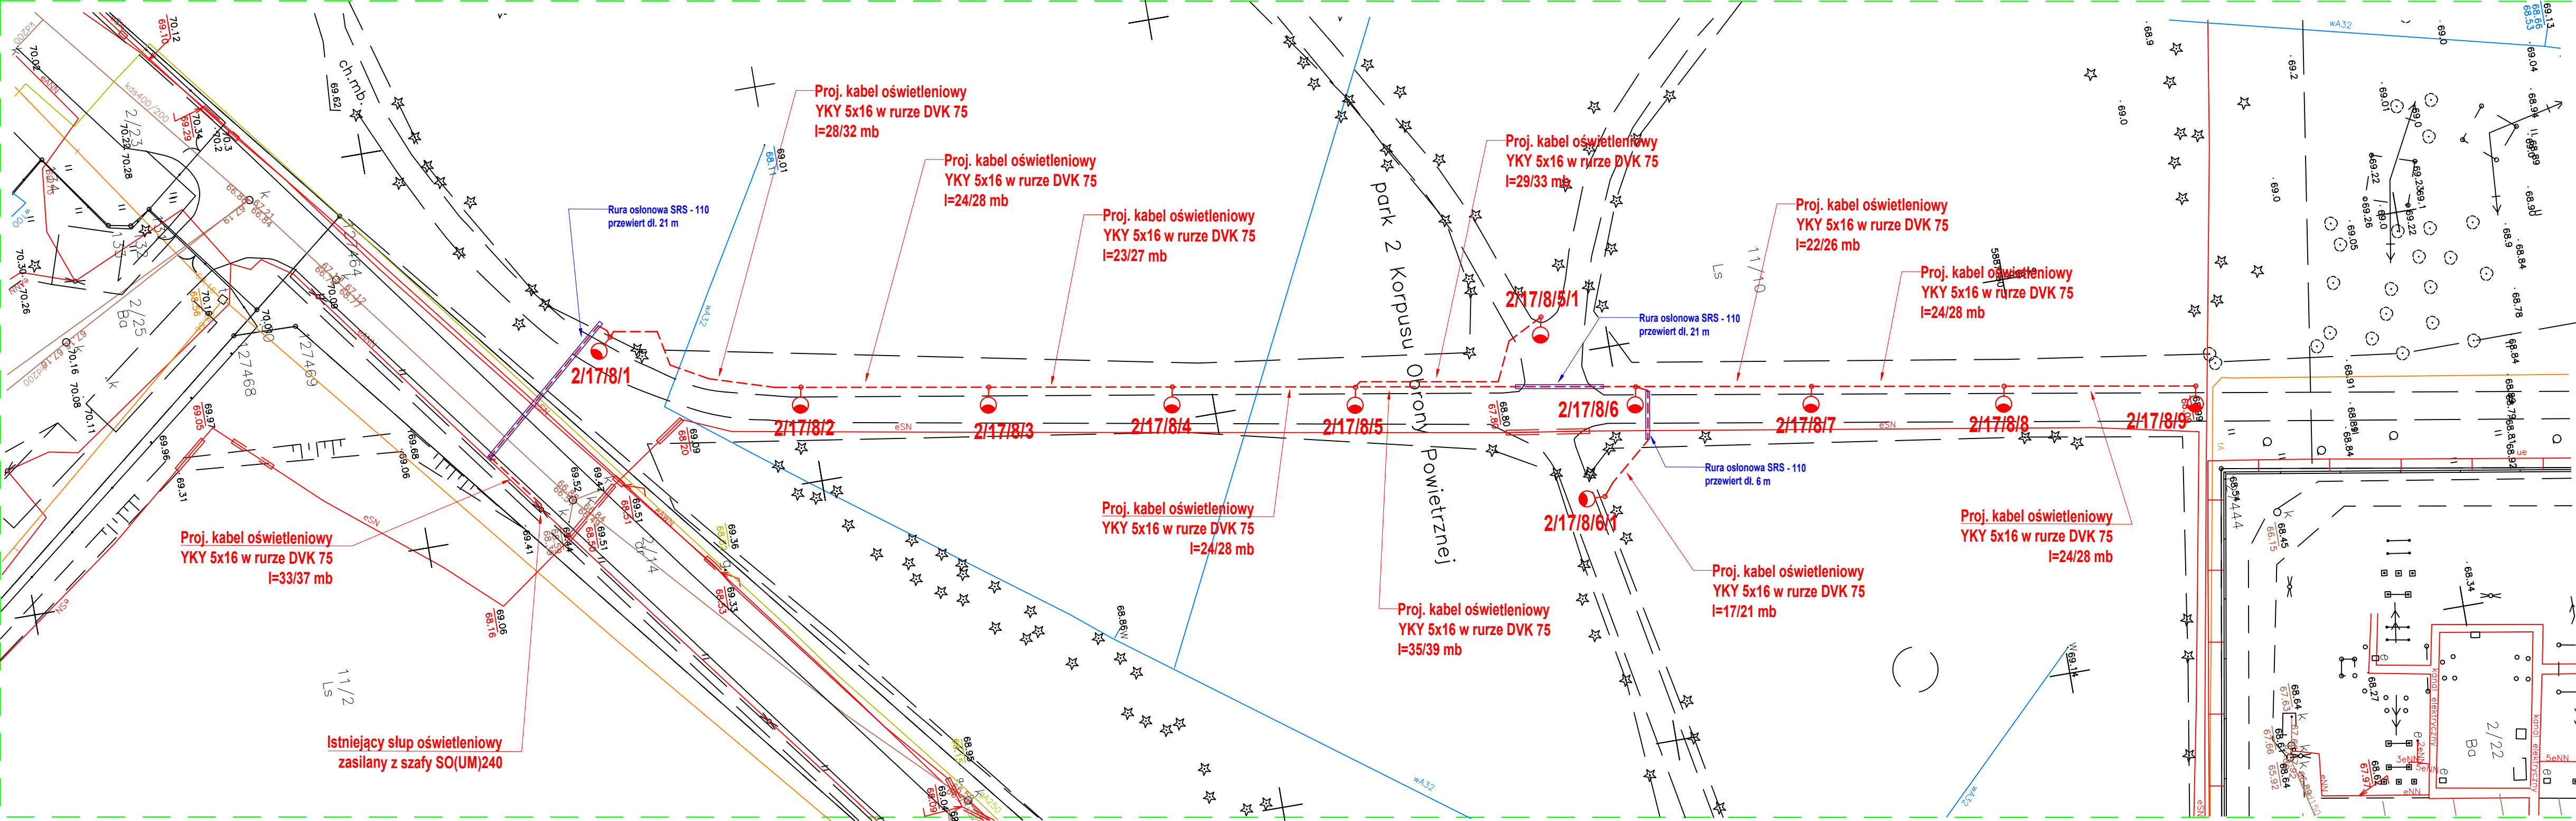

LEGENDA:

- projektowana latarnia o?wietleniowa: aluminiowy anodowany (antracyt), h=5m, oprawa LUG Artera Dome LED ED DALI 3200 lm/730 IP66 O19 grafit II kl.,
- projektowany kabel YKY 5x16 mm² w rurze oslonowej DVK fi 75,
- projektowana rura oslonowa SRS fi 110,

Potwierdzam zgodno? z orygina?em mapy do cel?w projektowych
Projektant - mgr in? Krzysztof Tyma
upr. KUP/0106/PBE/16

Wykonawca:	ATELBUD Sp. z o.o. ul. Ksi?dza J?zefa Schulza 9, 85-315 Bydgoszcz		
Inwestor:	Zarz?d Dr?g Miejskich i Komunikacji Publicznej w Bydgoszczy Sp. z o.o. ul. Toruńska 174a, 85-844 Bydgoszcz		
Temat:	Budowa o?wietlenia alejki parkowej w Parku 2. Korpusu Obrony Powietrznej przy ul. ks. Schulza w Bydgoszczy		
Nazwa rys.	Plan zagospodarowania terenu		
Adres inwestycji:	ul. ks. Schulza - obr. 274, dz. nr 2/14, 11/10	Nr rys.	E-01
BRAN?A:	ELEKTRYCZNA	Skala	Data
		1:500	28-08-2024
Projektowa?:	mgr in? Krzysztof Tyma nr upr. KUP/0106/PBE/16 specjalno?c: instalacje elektryczne		