


PRZEKRÓJ A-A

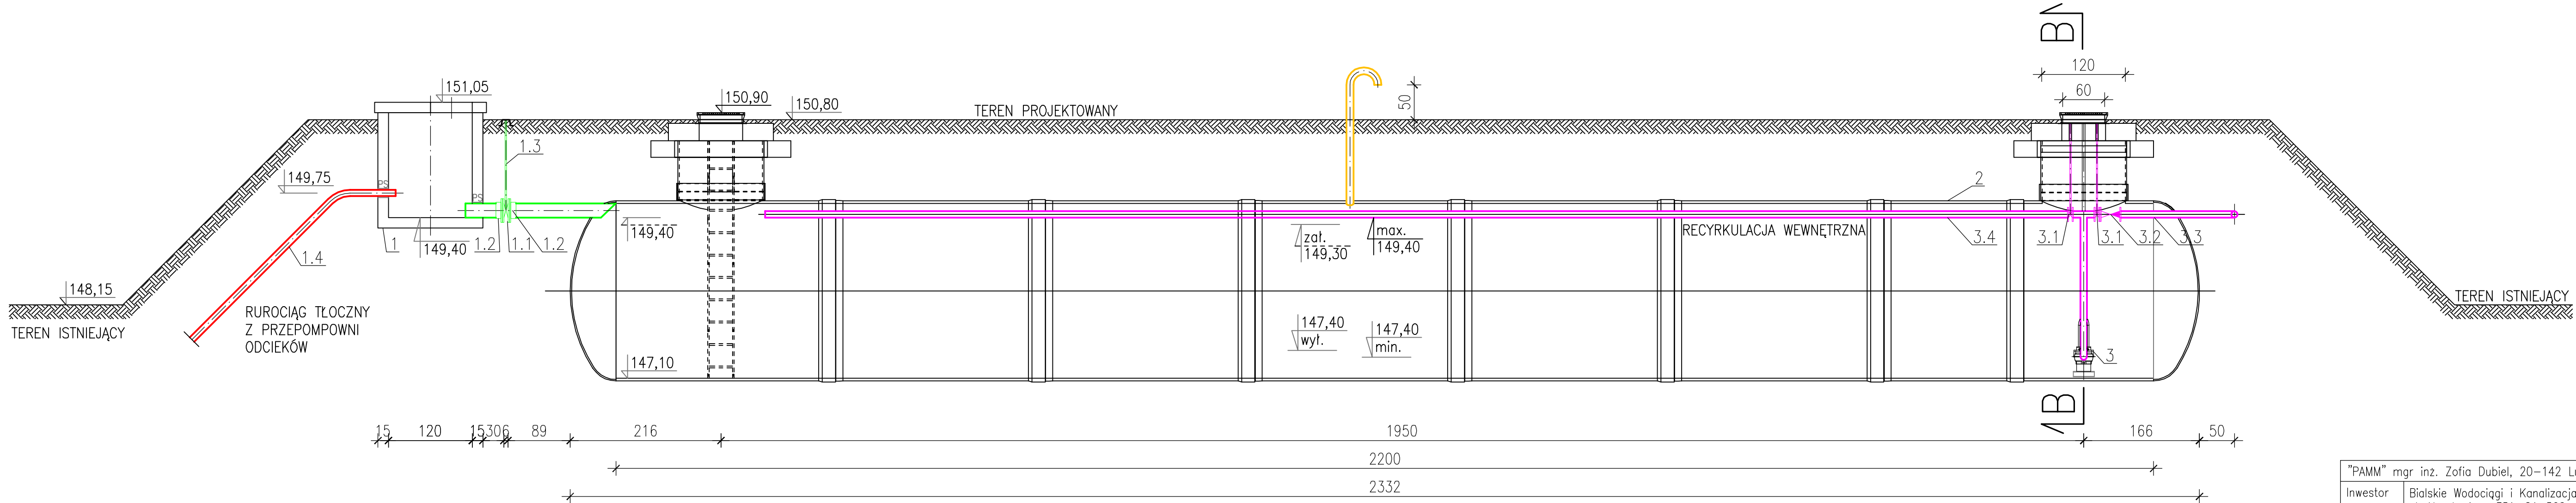

| | | | | |
|--|---|-------------|-----------------|-------------------------------|
| "PAMM" mgr inż. Zofia Dubiel, 20–142 Lublin, ul. Marianańska 25/15 | | | | |
| Inwestor | Białskie Wodociągi i Kanalizacja "WOD-KAN" Spółka z o.o. ul. Narutowicza 35A, 21–500 Biała Podlaska | | Zlecenie | |
| Obiekt | SKŁADOWISKO ODPADÓW INNYCH NIŻ NIEBEZPIECZNE I OBOJĘTNE w m. Biała Podlaska, ul. Ekologiczna 1, 21–500 Biała Podlaska | | Stadium | P. TECHNICZNY |
| Treść | Projekt techniczny przebudowy i rozbudowy składowiska odpadów niebezpiecznych i obojętnych w m. Biała Podlaska Zbiorniki retencyjne odcieków – przekrój A–A | | Branża | technologiczno – sanitarna |
| Funkcja | Imię i nazwisko/ specjalność | Uprawnienia | Data | Podpis |
| Projektował | mgr inż. Krzysztof Dubiel | 2876/Lb/94 | kwiecień 2024r. | Skala: 1:50 |
| Specjalność | instalacyjno-inżynierska w zakresie ochrony środowiska z ograniczeniem do instalacji i urządzeń służących do ochrony przez zanieczyszczeniem wód i gleby | | | |
| Asystent proj. | mgr inż. Piotr Szczepaniak | | kwiecień 2024r. | |
| Sprawdził | mgr inż. Mirosław Wnuk | 5/Lb/96 | kwiecień 2024r. | Rys. nr: 18 |
| Specjalność | instalacyjna w zakresie sieci wodociągowych, kanalizacyjnych, ciepłych i gazowych oraz instalacji i urządzeń wentylacyjnych i gazowych | | | |