


PRZEKRÓJ B-B

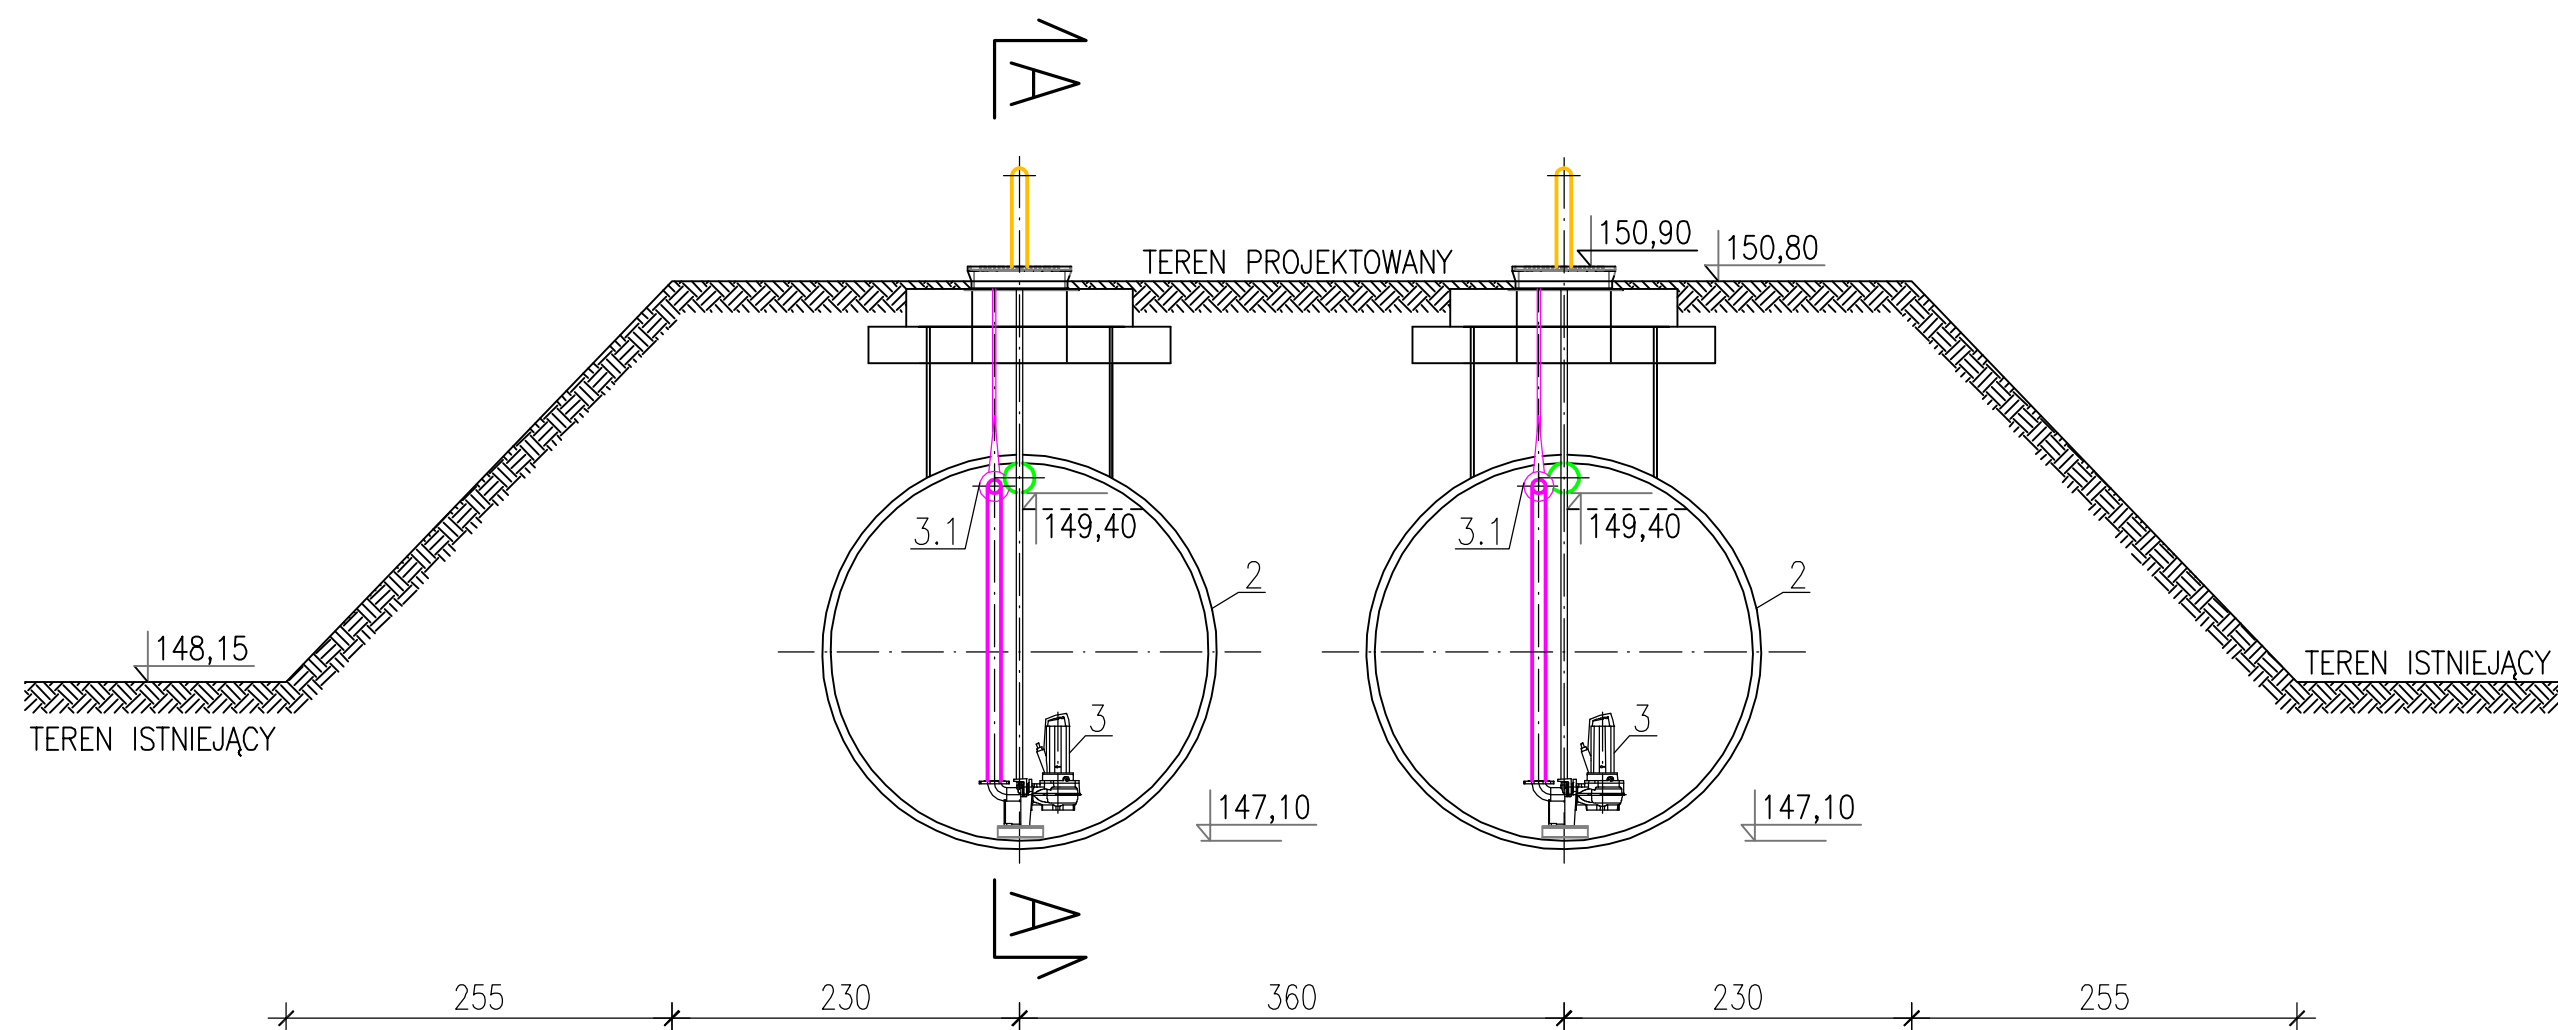

"PAMM" mgr inż. Zofia Dubiel, 20-142 Lublin, ul. Marianańska 25/15					
Inwestor	Białskie Wodociągi i Kanalizacja "WOD-KAN" Spółka z o.o. ul. Narutowicza 35A, 21-500 Biała Podlaska	Zlecenie			
Obiekt	SKŁADOWISKO ODPADÓW INNYCH NIŻ NIEBEZPIECZNE I OBOJĘTNE w m. Biała Podlaska, ul. Ekologiczna 1, 21-500 Biała Podlaska	Stadium		P. TECHNICZNY	
Treść	Projekt techniczny przebudowy i rozbudowy składowiska odpadów niebezpiecznych i obojętnych w m. Biała Podlaska Zbiorniki retencyjne odcieków – przekrój B-B	Branża		technologiczno – sanitarna	
Funkcja	Imię i nazwisko/ specjalność	Uprawnienia	Data	Podpis	Skala: 1:50
Projektował Specjalność	mgr inż. Krzysztof Dubiel instalacyjno-inżynierska w zakresie ochrony środowiska z ograniczeniem do instalacji i urządzeń służących do ochrony przed zanieczyszczeniem wód i gleby	2876/Lb/94	kwiecień 2024r.		
Asystent proj.	mgr inż. Piotr Szczepaniak		kwiecień 2024r.		Rys. nr: 19
Sprawdził Specjalność	mgr inż. Mirosław Wnuk instalacyjna w zakresie sieci wodociągowych, kanalizacyjnych, ciepłych i gazowych oraz instalacji i urządzeń wentylacyjnych i gazowych	5/Lb/96	kwiecień 2024r.		