


1	WC
14.43	GRES
2	WC
6.82	GRES
3	KOMUNIKACJA 1
10.55	GRES
4	KOMUNIKACJA 2
25.02	GRES

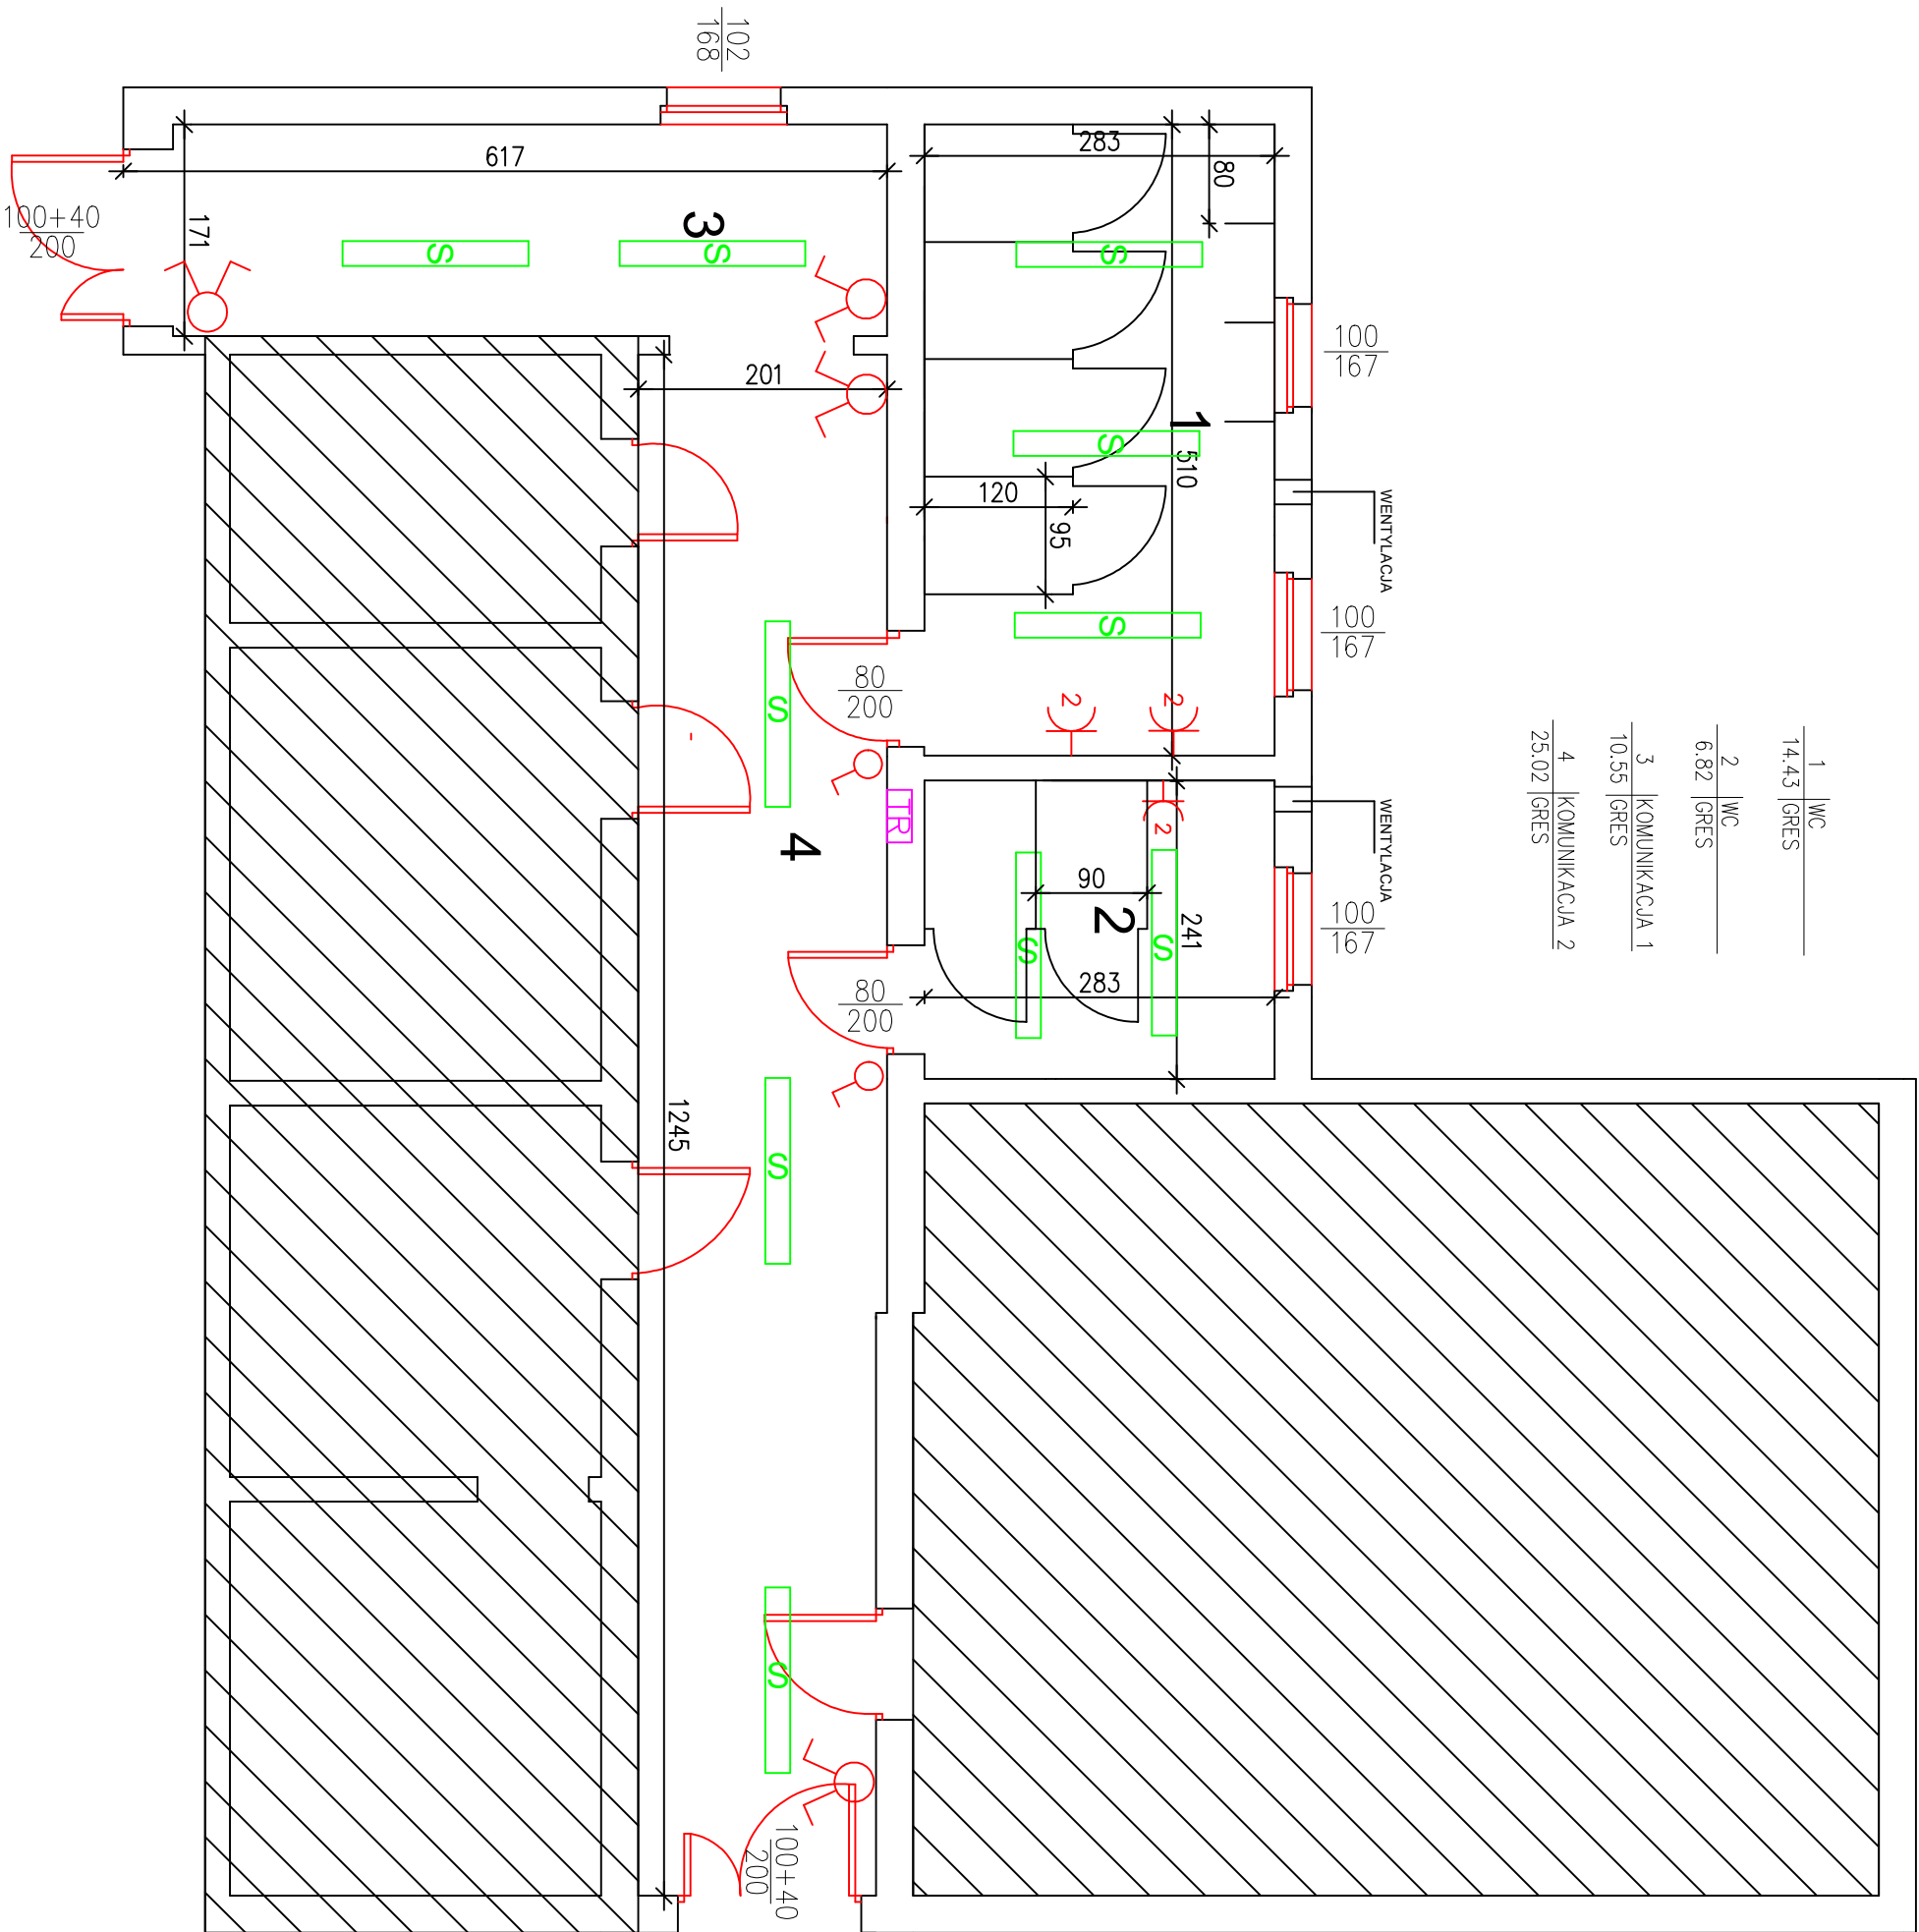

Skala:
1:60

INSTALACJE ELEKTRYCZNE

Nr rys.:
4